



Układ NW3:
nagrzewnica 16,7 kW
1,46 m³/h, 1,9 kPa

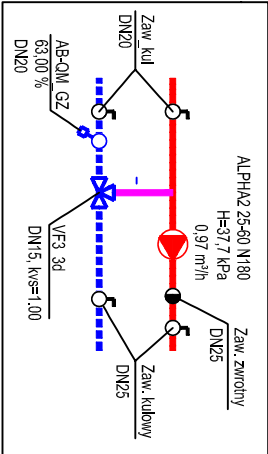

- OZNACZENIA:
- zasilanie instalacji centralnego ogrzewania
 - powrót instalacji centralnego ogrzewania
 - zasilanie pętli grzewczej
 - powrót pętli grzewczej
 - instalacja gazu
 - średnica / moc ciepła

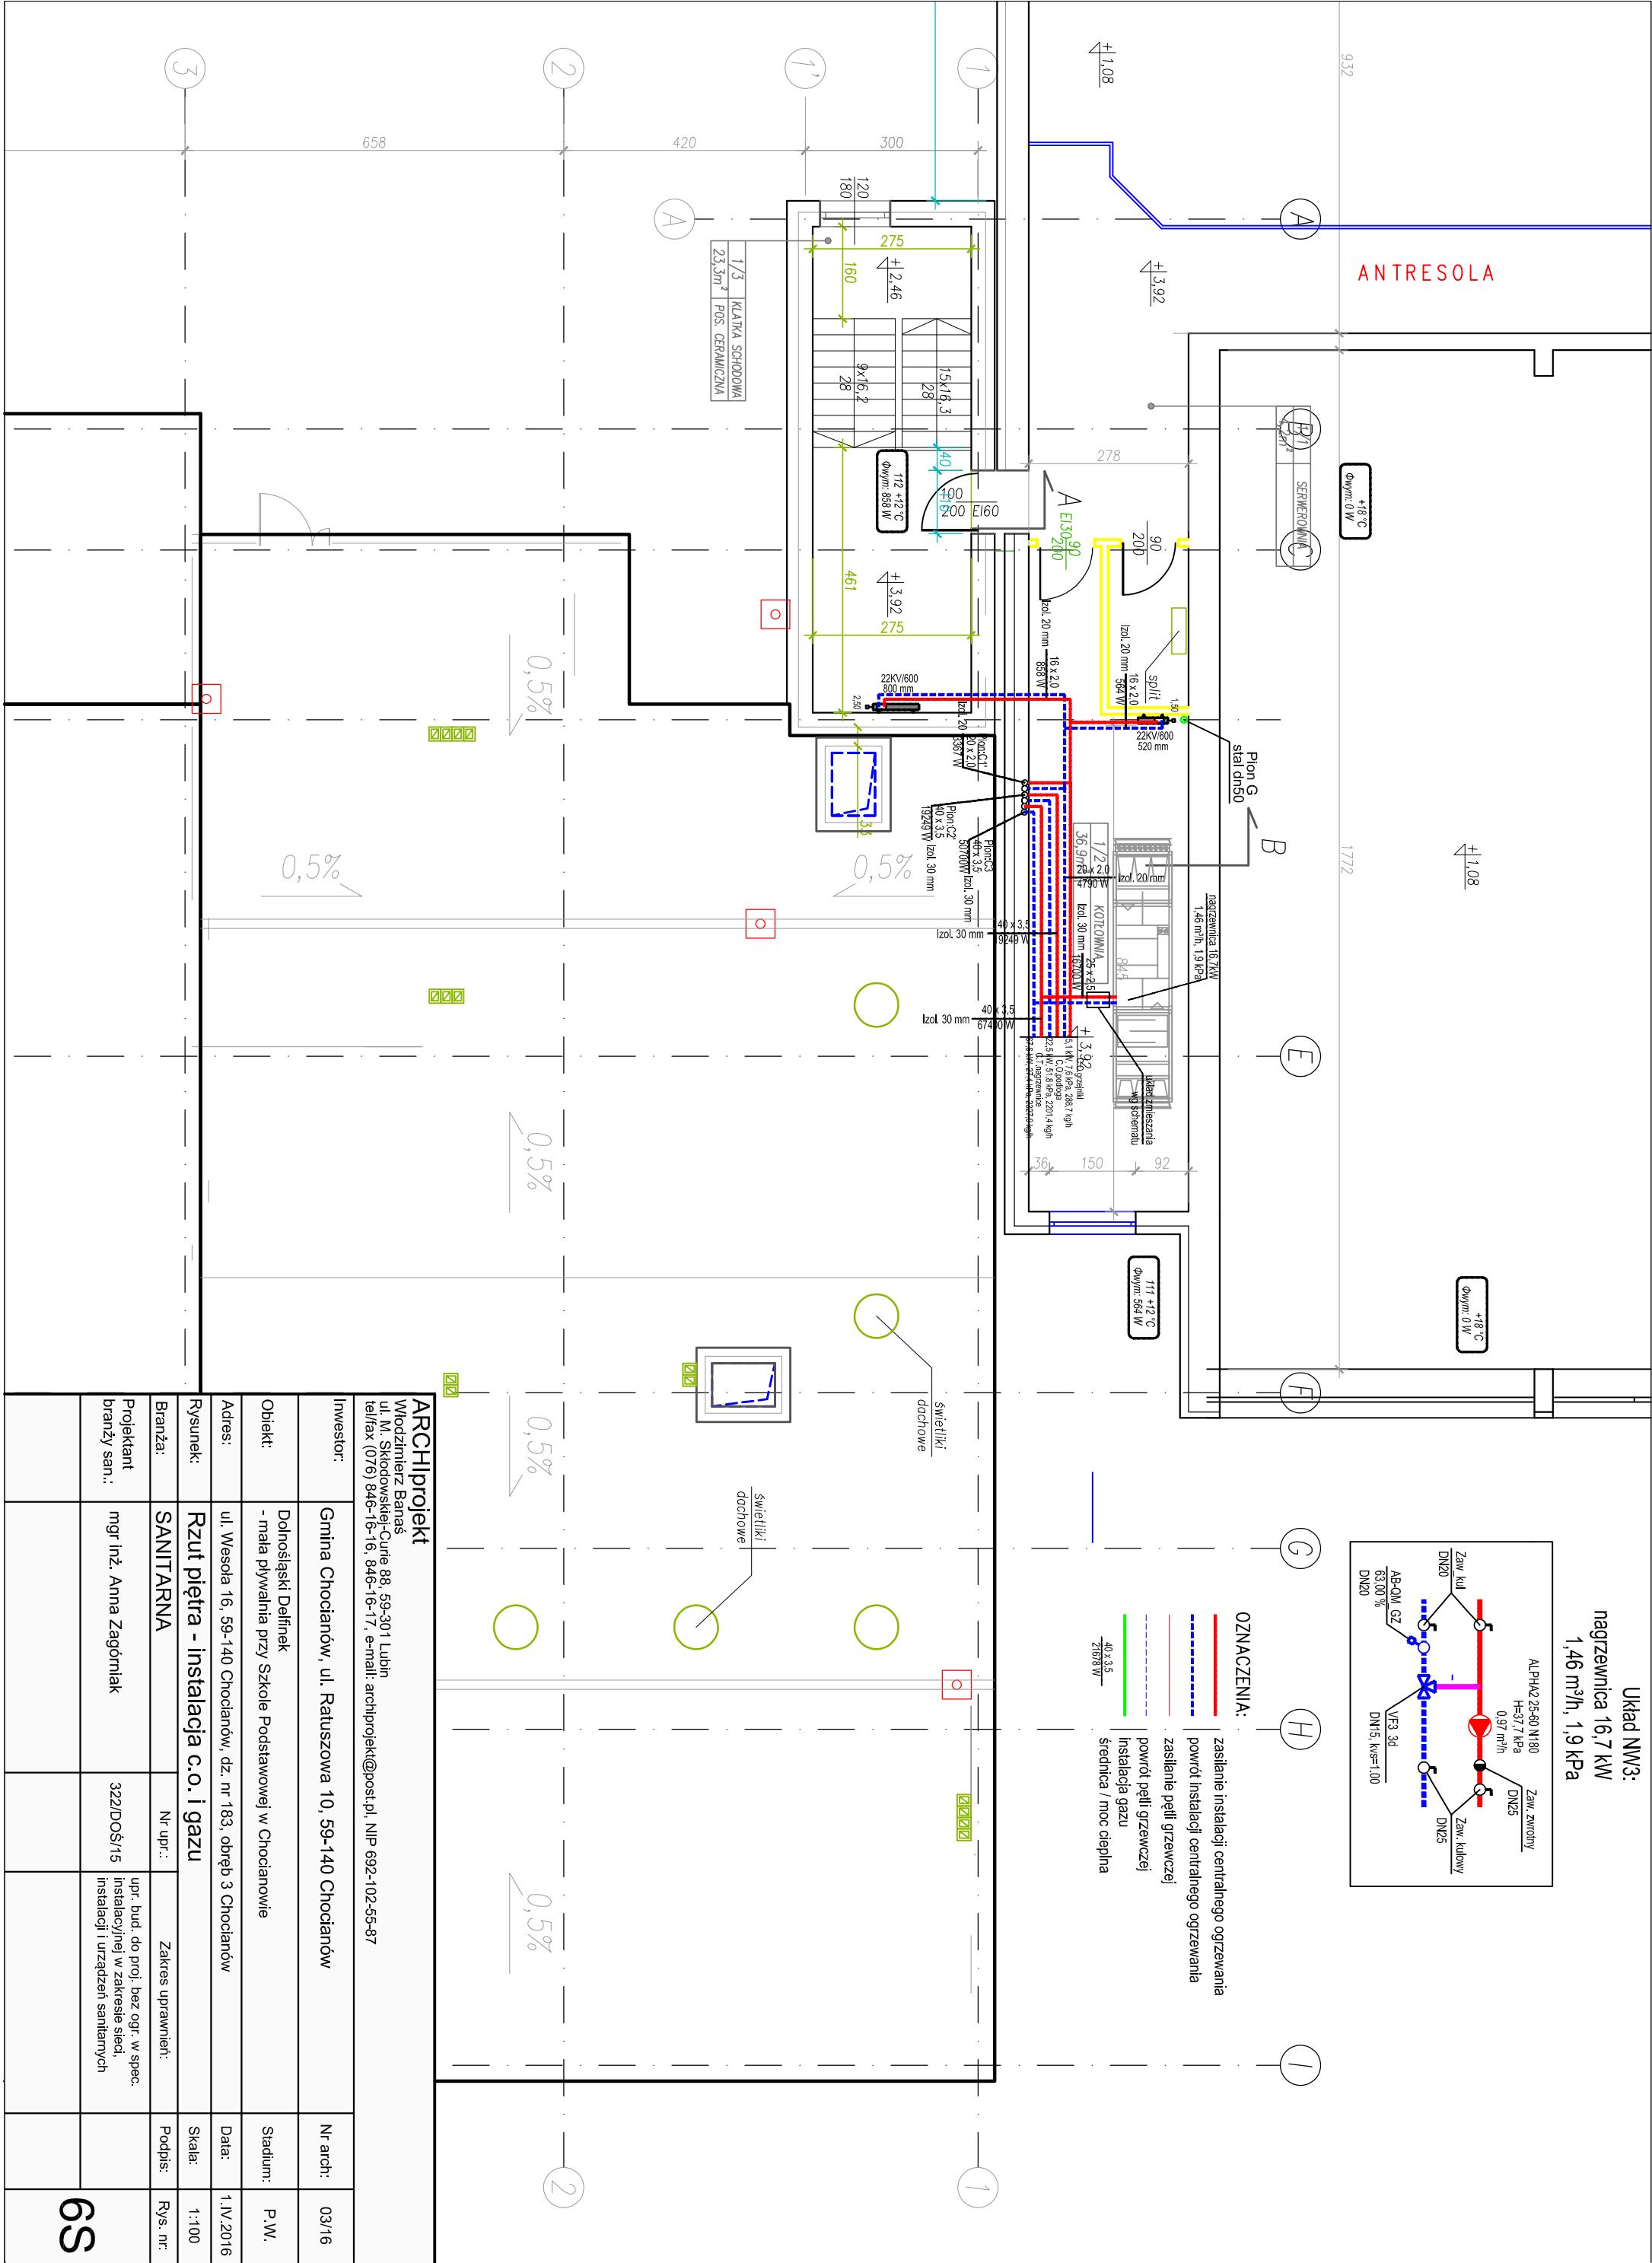

ARCHIprojekt				
Włodzimierz Banaś ul. M. Skłodowskiej-Curie 88, 59-301 Lubin tel/fax (076) 846-16-16, 846-16-17, e-mail: archiprojekt@post.pl, NIP 692-102-55-87				
Investor:	Gmina Chocianów, ul. Ratuszowa 10, 59-140 Chocianów			Nr arch: 03/16
Objekt:	Dolnośląski Delfinek - mała pływalnia przy Szkole Podstawowej w Chocianowie			Stadium: P.W.
Adres:	ul. Wesoła 16, 59-140 Chocianów, dz. nr 183, obręb 3 Chocianów			Data: 1.IV.2016
Rysunek:	Rzut piętra - instalacja c.o. i gazu			Skala: 1:100
Branża:	SANITARNA	Nr upr.:	Zakres uprawnień:	Podpis: Rys. nr.
Projektant branży san.:	mgr inż. Anna Zagórnjak	322/DOŚ/15	upr. bud. do proj. bez ogr. w spec. instalacyjnej w zakresie sieci, instalacji i urządzeń sanitarnych	