

MAPA DO CELÓW PROJEKTOWYCH Skala: 1:500

Oznaczenie kancelaryjne zgłoszenia pracy geodezyjnej: GG.6640.1201.2017
Nazwa miejscowości: miasto Chocianów obręb 2.
Jednostka ewidencyjna: 021601L 4, Chocianów - miasto
Obręb ewidencyjny: 0002, Obręb 2
Działka: 89/2, 90/1, 174, 179/3
Sekcja mapy: 452.111.014.4; 452.111.014.2
Układ współrzędnych: "1965"
Poziom odniesienia: PL-KRON86-NH
Oznaczenie granic obszaru, który był przedmiotem aktualizacji: 
Służebności gruntowe mające wpływ na zagospodarowanie gruntów, zlokalizowanych w granicach projektowanej inwestycji - nie ustalano
Kontur użytku gruntowego nie ujawniony w bazie danych ewidencji gruntów i użytków - brak
Data opracowania mapy: 29.08.2017

**PRZEDSIĘBIORSTWO USŁUG
GEODEZYJNYCH I KARTOGRAFICZNYCH**
Antoni Buzzek
59-300 Lubin, ul. Budzińskiego 28/1
tel./fax 76/ 844 11 33, skr. poczt. 40
Id. 021489631, NIP 692-110-85-57

Wykonawca: *Antoni Buzzek* Geodeta uprawniony, nr uprawnień, podpis


Cały teren w zakresie pracy jest obszarem wpisanym do rejestru zabytków.
Elementy tylko na mapie do celów projektowych:
śmietnik, zrywplot, miejsca posadowienia ławek.

ANTONI BUZZEK
GEODETA UPRAWNIENY DO ŚWIADCZENIA
USŁUG GEODEZYJNYCH I KARTOGRAFICZNYCH
zaświadczenie nr 746 z dn. 2017-08-29
wydane przez GUG i K - Lubin
59-300 Lubin, ul. Budzińskiego 28/1

Cały teren w zakresie pracy jest obszarem wpisanym do rejestru zabytków.
Elementy tylko na mapie do celów projektowych:
śmietnik, żywopłot, miejsca posadwienia tawak

ANTONI BUCZEK
GEODETA UPRAWNIENY DO ŚWIADCZENIA
USŁUG GEODEZYJNYCH I MARYNARSKICH
zaświadczenie nr 746 z dn. 1995-04-12
wydane przez GUG I K - Warszawa
59-300 Lublin, ul. Budziszynska 28C

Wykonawca: Geodeta uprawniony, nr uprawnień, podpis

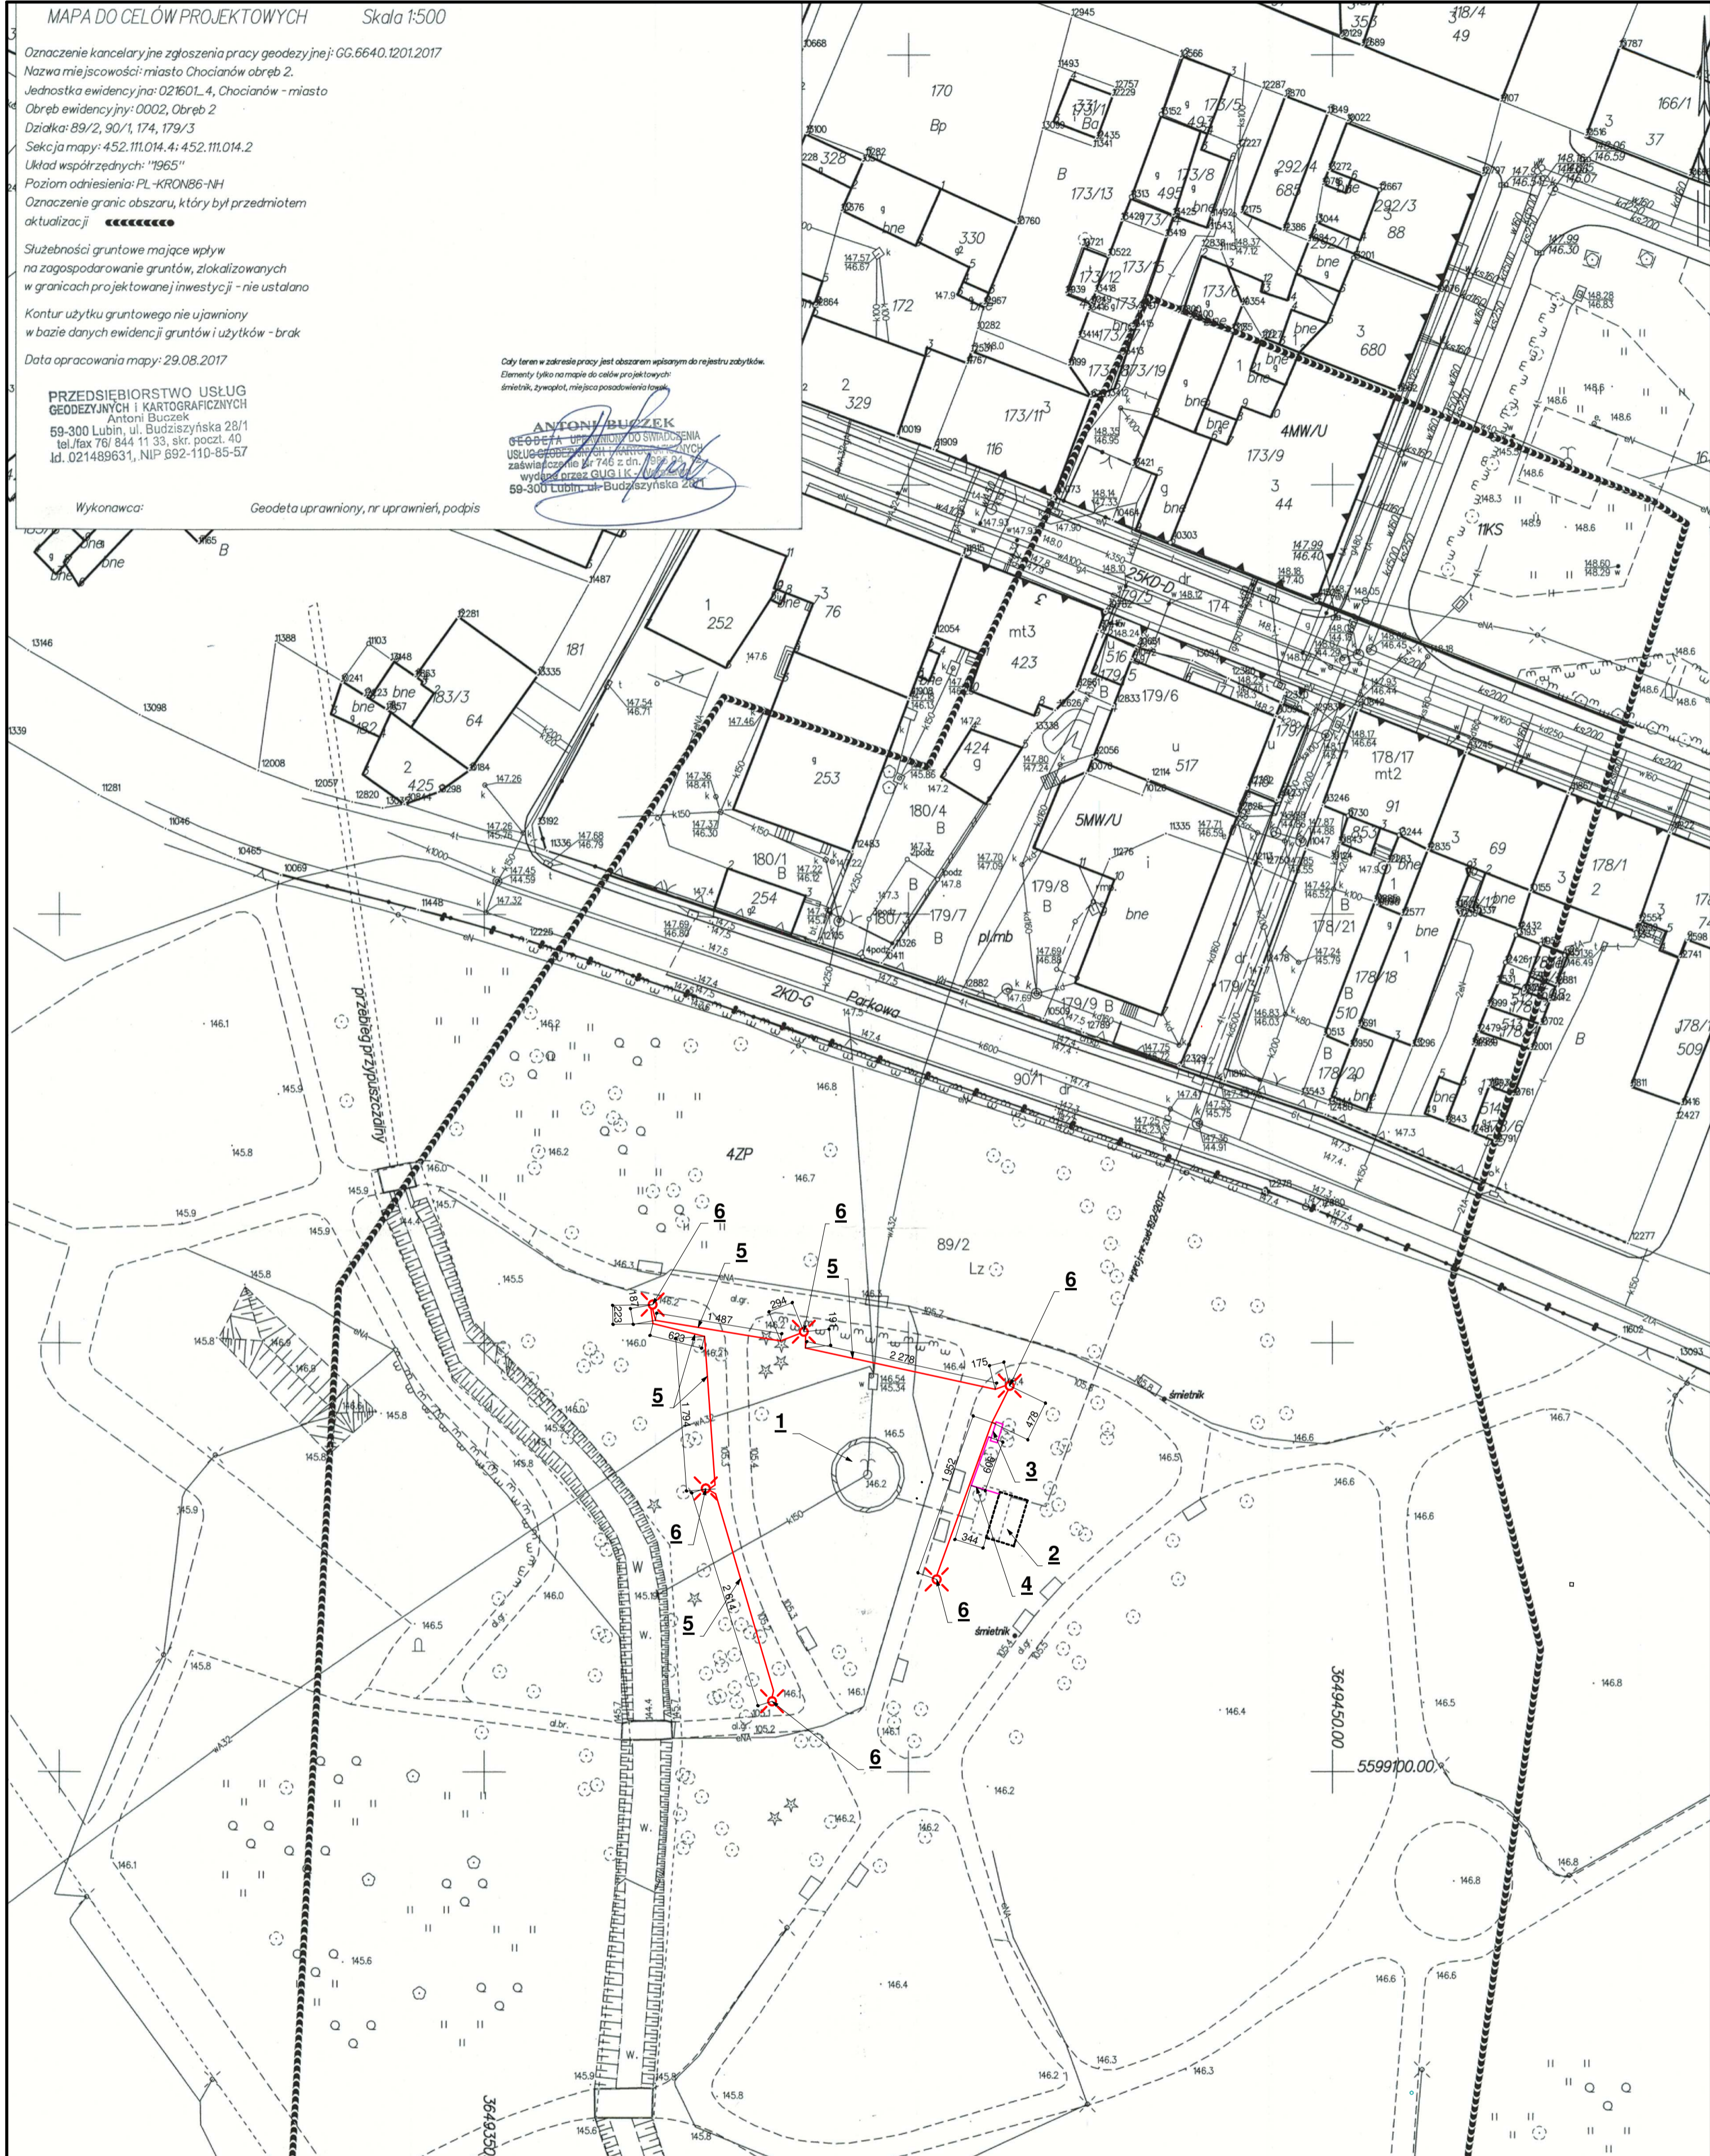

- 1 - istniejąca fontanna
- 2 - projektowana komora techniczna
- 3 - złącze kablowo-pomiarowe Zk2b+1P i szafa S-F-O
- 4 - odcinek linii kablowej kablem YKYzo 5x6 mm2 dla zasilania technologii projektowanej fontanny
- 5 - linia kablowa YKYzo 5x6 mm2 do projektowanych lamp oświetleniowych nr 1,2,3,4,5 i 6
- 6 - latarnie parkowe nr 1, 2, 3, 4, 5 i 6 typu OW LED 48W na słupach SAL5,5 posadowionych na fundamentach B-50

Przebiegał, że niniejszy dokument został opracowany w oparciu o dane geodezyjne i kartograficzne, których rezultaty zostały ostatecznie technicznie wpisane do ewidencji materiałów geodezyjnych i kartograficznych.

STAROSTA POLKÓWICKI

P.0216.20 *fig 1*

15 -09- 2017

up. STARC

inż. Sylwia Wojniak-Teklik

MSPPROJEKT
MAREK SMYKAŁA

47-400 RACIBÓRZ, UL. LUDWIKA 28/7
E-MAIL: MSPROJEKT@INTERIA.EU

| | |
|--------|---------------------------------------------------------------------------------------------------------------------------------------------------------|
| Temat: | Budowa komory technicznej dla istniejącej fontanny, przyłącza wodociągowego i sieci oświetlenia parkowego wokół fontanny w parku miejskim w Chocianowie |
|--------|---------------------------------------------------------------------------------------------------------------------------------------------------------|

| | |
|------------------|-----------------------------------------------------------------------------------------|
| Inwestor: | Gmina Chocianów - Urząd Miasta i Gminy Chocianów, 59-140 Chocianów, ul. Ratuszowa 10 |
|------------------|-----------------------------------------------------------------------------------------|

| | | | |
|-------------------|--------------------------------------------------------------------|-------------------------|----------------|
| Położenie: | 59-140 Chocianów, ul. Parkowa, działki nr 89/2, 179/3, 174 obręb 2 | | |
| | Imię i nazwisko | Nr. ewid. unpr.: | Podpis: |

| | | | |
|-------------|---------------------|--------|--|
| Projektant: | techn. Jerzy Fojcik | 118/90 | |
|-------------|---------------------|--------|--|

| | | |
|----------------------------------------------------------------------------------|------------------------|------------------|
| Sprawdzający: | mgr inż. Tomasz Bienek | SLK/0996/PWOE/05 |
| Projekt zagospodarowania terenu - linia kablowa oświetlenia i zasilania fontanny | | |

| | | | | |
|------------------------|---------------------|-------------------|-----------------------|------------------------|
| Data: 1.03.2018 | Skala: 1:500 | Format: A2 | Nr arkusza: 68 | Nr rysunku: E01 |
|------------------------|---------------------|-------------------|-----------------------|------------------------|