


RZUT PIWNIC

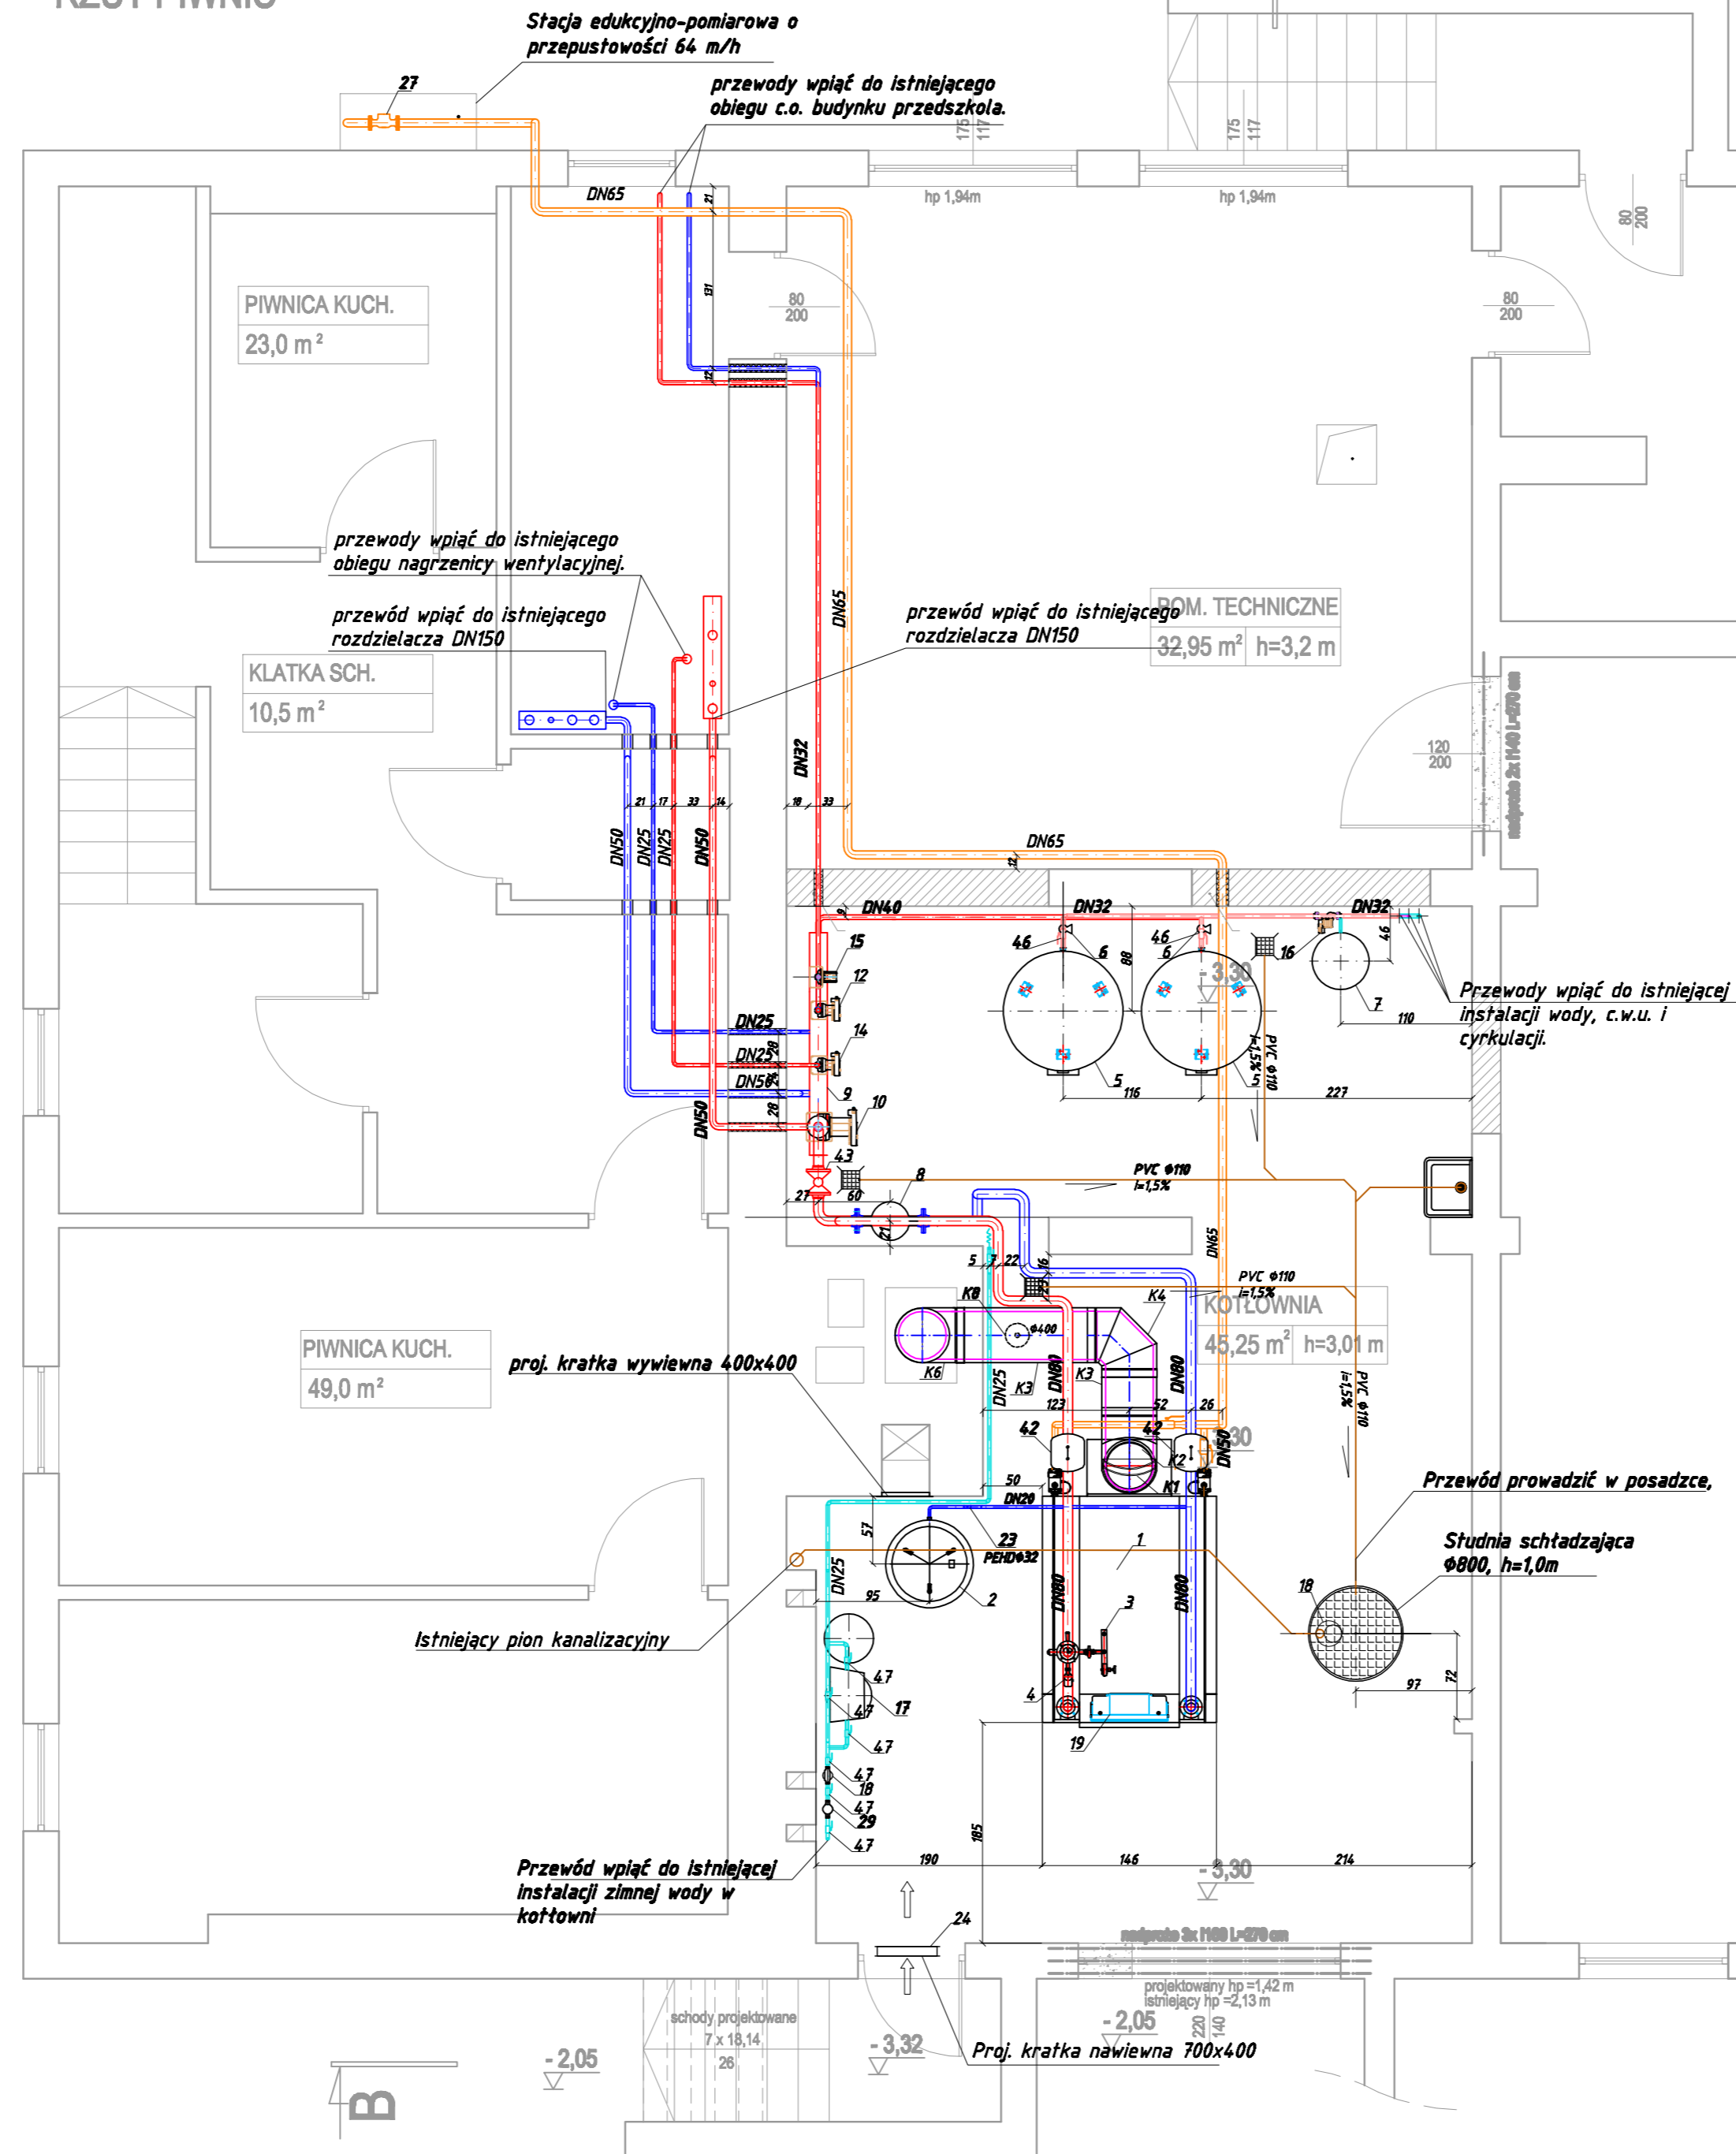

Legenda

- - zasilanie c.o.
- - powrót c.o.
- - woda zimna
- - ciepła woda użytkowa
- - cyrkulacja ciepłej wody użytkowej
- - instalacja gazu
- - instalacja kanalizacyjna
- tuleje ochronne, wypełnione masą uszczelniającą

Uwagi:

- 1.) Armatura odcinająca, zwrotna i filtry do DN50 mufowa, powyżej DN50 kotlerzowa
- 2.) Przy przejściach przewodów przez ściany stosować stalowe tuleje ochronne.
- 3.) Przestrzeń pomiędzy tuleją a rurą wypełnić ogniochronną masą uszczelniającą.

	NOVA - Grupa Projektowa 59-220 Legnica ; ul. Działkowa 78/3 tel./fax.: 076-854 60 47		
	Obiekt Adres	Szkoła Podst. w Chocianowie ul. Wesoła 16, Chocianów	DATA: 06.2009
PROJEKTOWAŁ: mgr inż. Andrzej Prus Nr uprawnień 96/98/Lw	Inwestor Adres	Urząd Miasta i Gminy w Chocianowie ul Ratuszowa 10, Chocianów	SKALA: 1:50
OPRACOWAŁ: mgr inż. Marcin Wójcik	Stadium Branża	PROJEKT BUDOWLANY INSTALACYJNA	NR RYS.: 02/IS
SPRAWDZIŁA: mgr inż. A. Szczepaniuk Nr uprawnień 65/DOS/04	Temat rysunku	Rzut kotłowni	NR ARKUSZA: