



RZUT PARTERU

skala 1:100

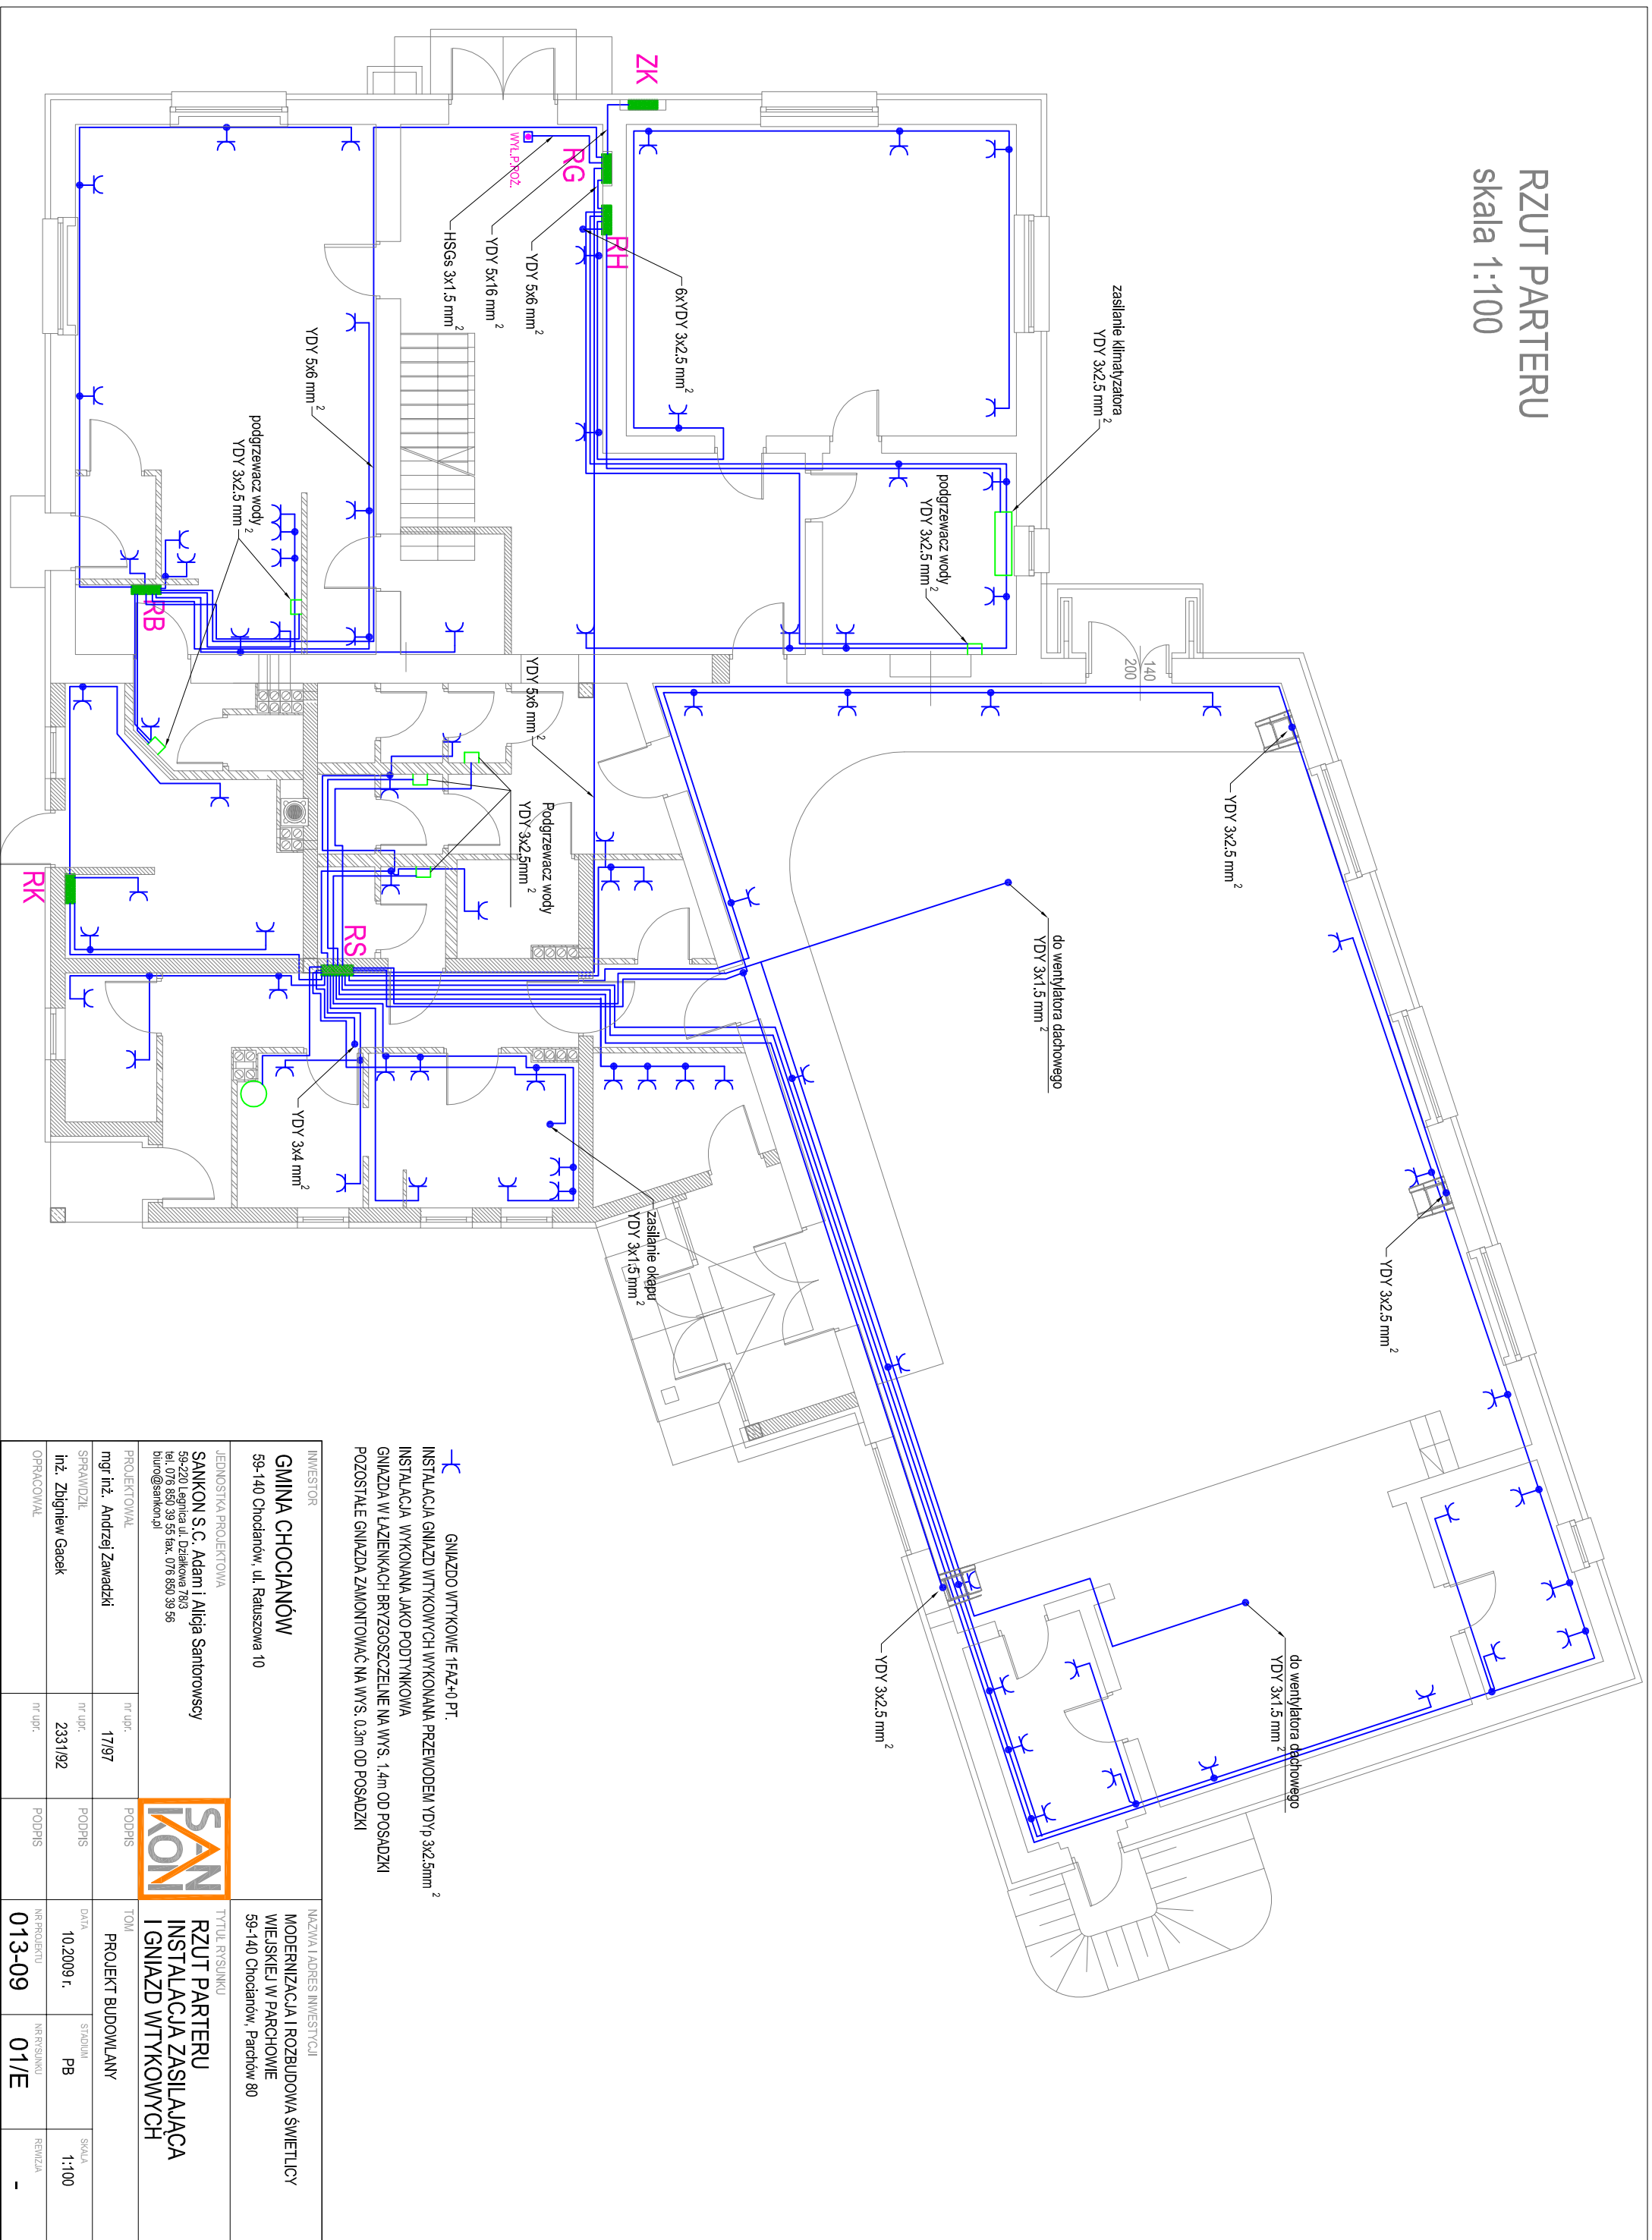


GNIĄZDO WTYKOWE 1FAZ+0 PT.
 INSTALACJA GNIĄZD WTYKOWYCH WYKONANA PRZEWODEM YDY₀ 3x2.5mm²
 INSTALACJA WYKONANA JAKO PODTYNKOWA
 GNIĄZDA W ŁAZIENKACH BRYZGOSZCZELNE NA WYS. 1.4m OD POSADZKI
 POZOSTAŁE GNIĄZDA ZAMONTOWAĆ NA WYS. 0.3m OD POSADZKI

INWESTOR		TYTUŁ RYSUNKU	
GINNA CHOCIANÓW		RZUT PARTERU	
59-140 Chocianów, ul. Ratuszowa 10		INSTALACJA ZASILAJĄCA	
JEDNOSTKA PROJEKTOWA		I GNIĄZD WTYKOWYCH	
SANKON S.C. Adam i Alicja Santorowscy		MODERNIZACJA I ROZBUDOWA ŚWIETLICY	
59-220 Legnica ul. Działkowa 78/3		WIEJSKIEJ W PARCACHOWIE	
tel. 076 850 39 55 fax. 076 850 39 56		59-140 Chocianów, Parchofów 80	
biuro@sankon.pl			
PROJEKTOWAL	nr upr.	PODPIS	TOM
mgr inż. Andrzej Zawadzki	17/97		PROJEKT BUDOWLANY
SPRAWDZIŁ	nr upr.	PODPIS	DATA
inż. Zbigniew Gacek	2331/92		10.2009 r.
OPRACOWAŁ	nr upr.	PODPIS	NR PROJEKTU
			013-09
			NR RYSUNKU
			01/E
			REWIZJA
			-