


# RZUT PARTERU

## skala 1:100

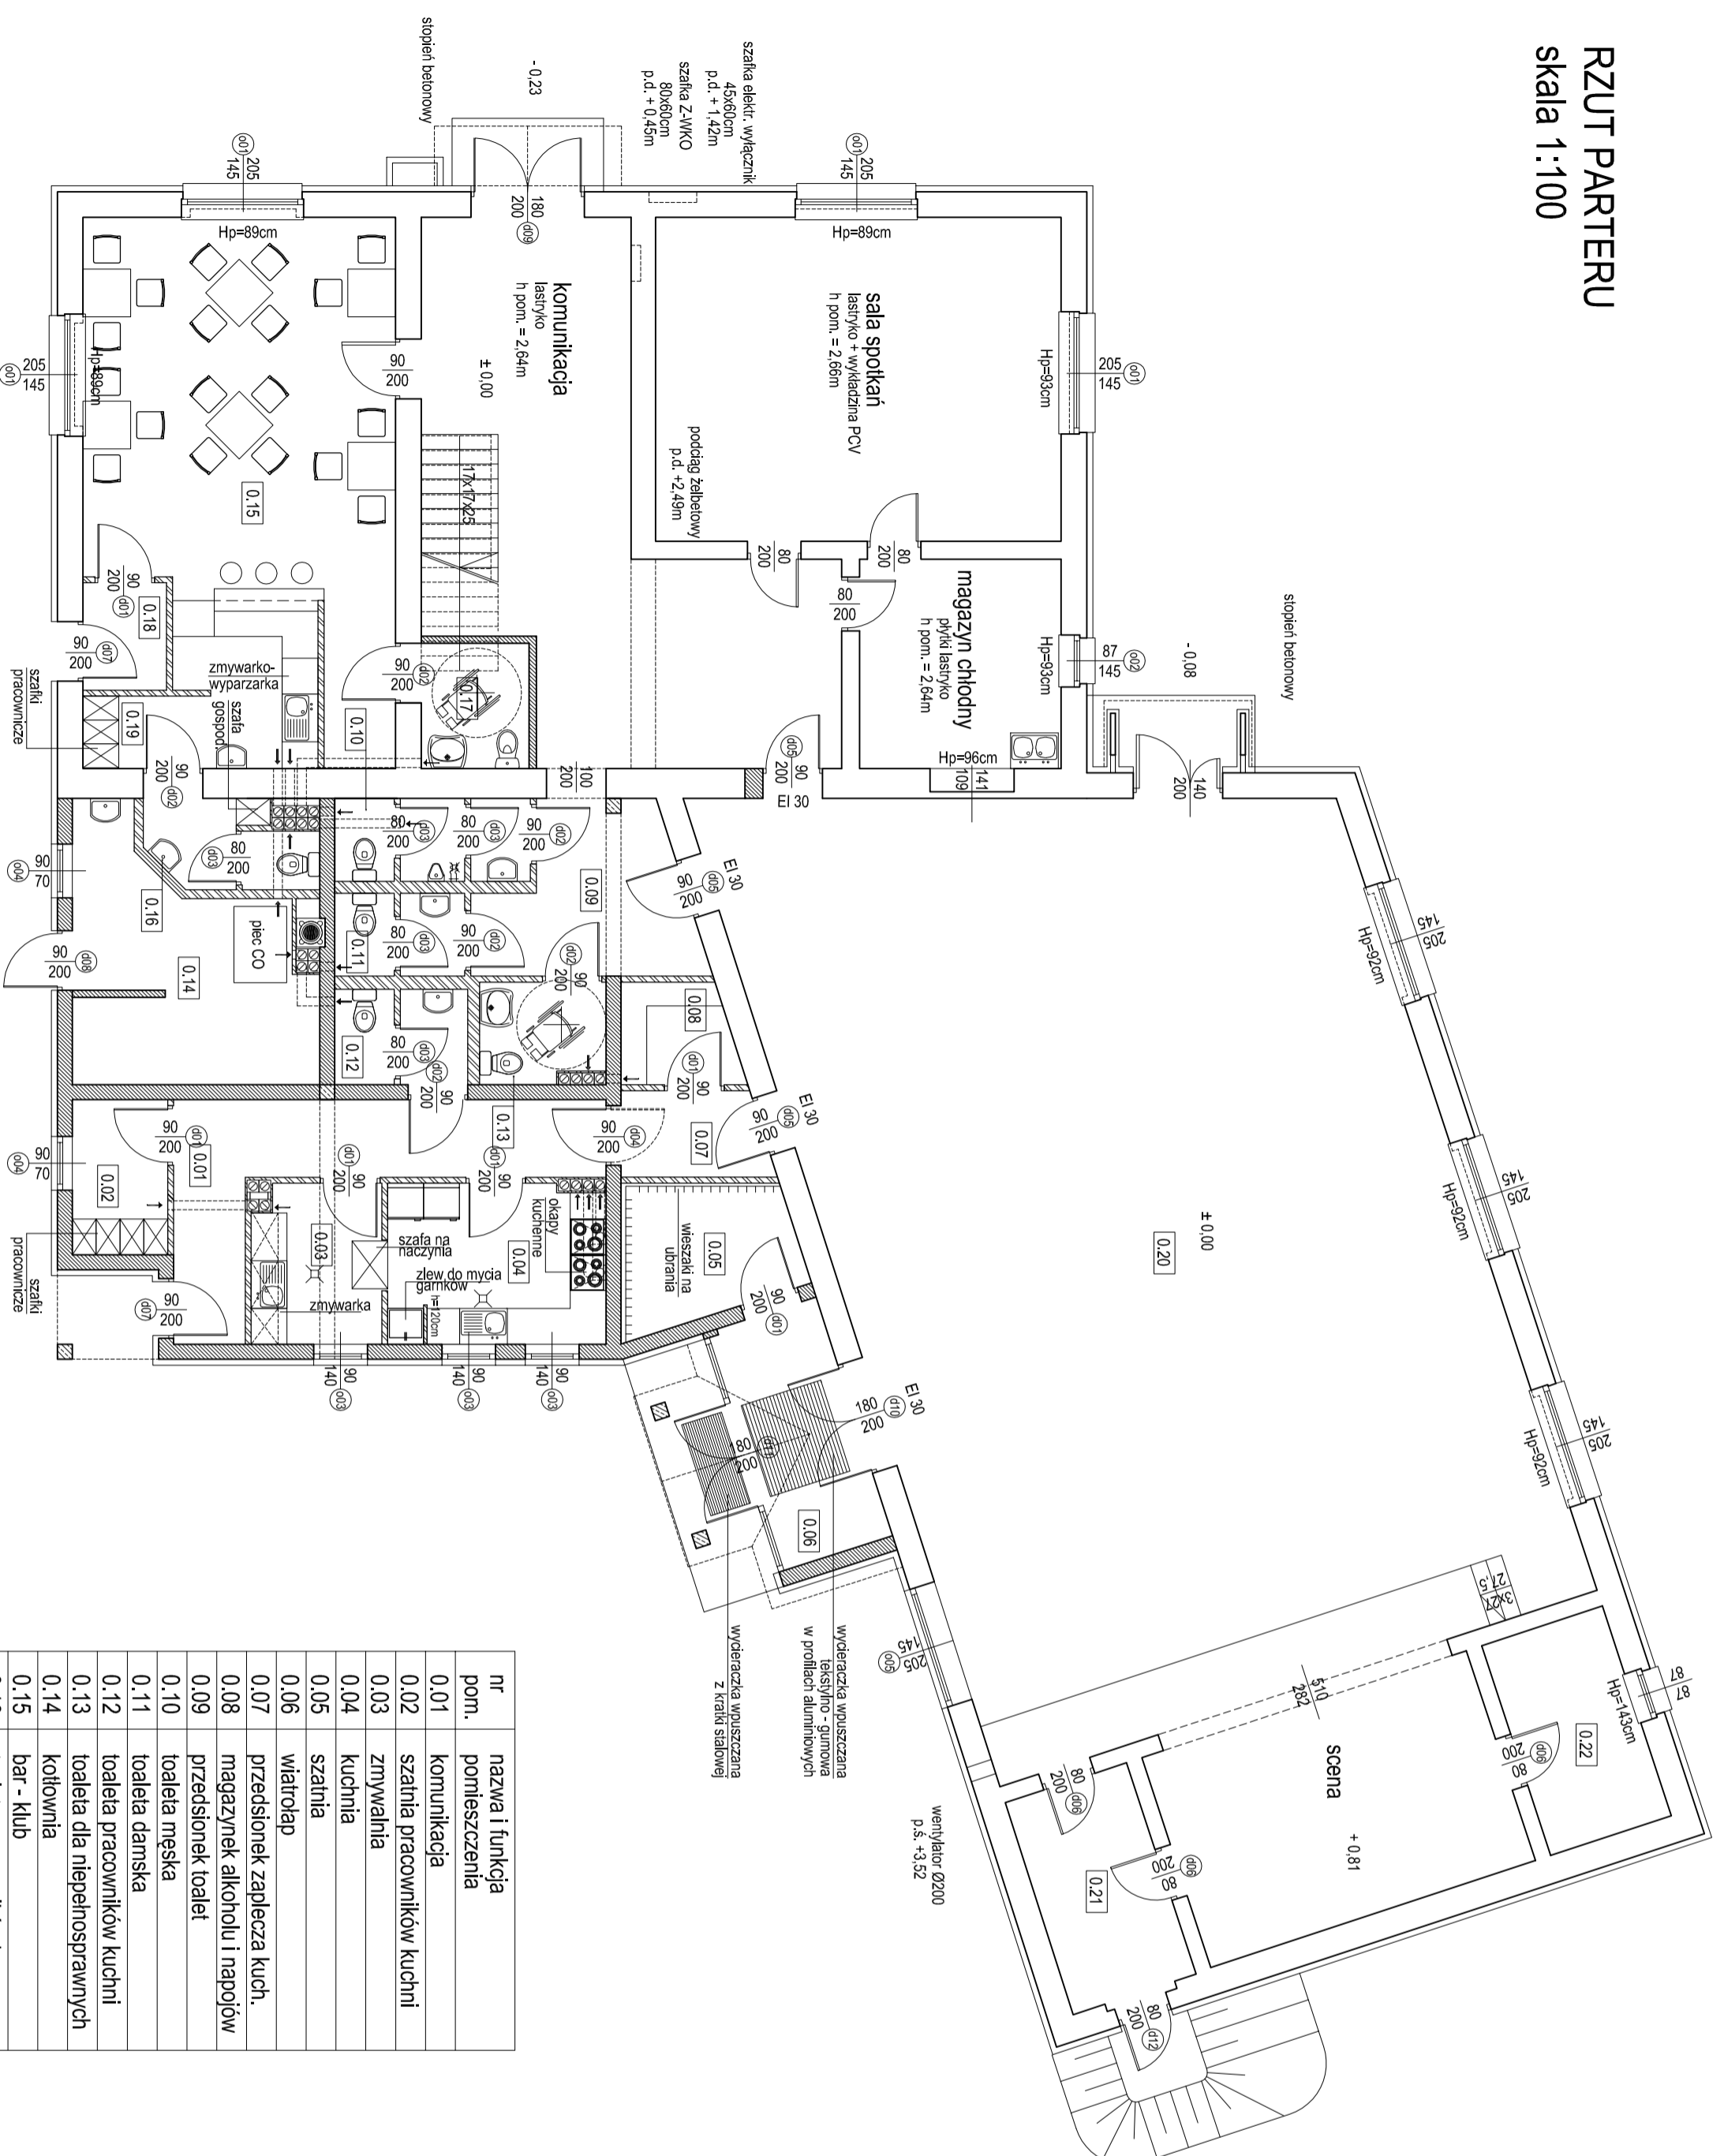

nr pom.	nazwa i funkcja pomieszczenia
0.01	komunikacja
0.02	szatnia pracowników kuchni
0.03	zmywalnia
0.04	kuchnia
0.05	szatnia
0.06	wiatrołap
0.07	przedst. zaplecza kuch.
0.08	magazynek alkoholu i napojów
0.09	przedst. toalet
0.10	toaleta męska
0.11	toaleta damska
0.12	toaleta pracowników kuchni
0.13	toaleta dla niepełnosprawnych
0.14	kotłownia
0.15	bar - klub
0.16	toaleta pracowników baru
0.17	toaleta klientów baru
0.18	przedst. baru
0.19	zaplecze baru
0.20	sala widowiskowa
0.21	zaplecze sceny
0.22	magazyn podręczny

INWESTOR

**GMINA CHOĆCIANÓW**

59-140 Chocianów, ul. Ratuszowa 10

JEDNOSTKA PROJEKTOWA

**SANKON S.C. Adam i Alicja Santorowscy**

59-220 Legnica ul. Dzielkowa 78/3  
tel. 076 850 39 55 fax. 076 850 39 56  
biuro@sankon.pl



TYTUŁ RYSUNKU  
**RZUT PARTERU  
TECHNOLOGIA**

NAZWA I ADRES INWESTYCJI  
**MODERNIZACJA I ROZBUDOWA ŚWIETLICY WIEJSKIEJ  
W PARCZOWIE**  
59-140 Chocianów, Parców 80

ARCHITEKTURA

PROJEKTOWAŁ

mgr inż. arch. Małgorzata Matyja

nr upr. 12/06/DD/04

PODPIS

BRANŻA ARCHITEKTURA

ARCHITEKTURA

SPRAWDZIŁ

mgr inż. arch. Jolanta Koczynska-Masiej

nr upr. 17/03/DD/04

BRANŻA ARCHITEKTURA

ARCHITEKTURA

OPRACOWAŁ

nr upr.

PODPIS

BRANŻA

TOM

PROJEKT BUDOWLANY

DATA 10.2009 r.

SKALA 1:100

NR PROJEKTU 013-09

NR RYSUNKU 02/A

RENANZA -