


# RZUT PIĘTRA

skala 1:100

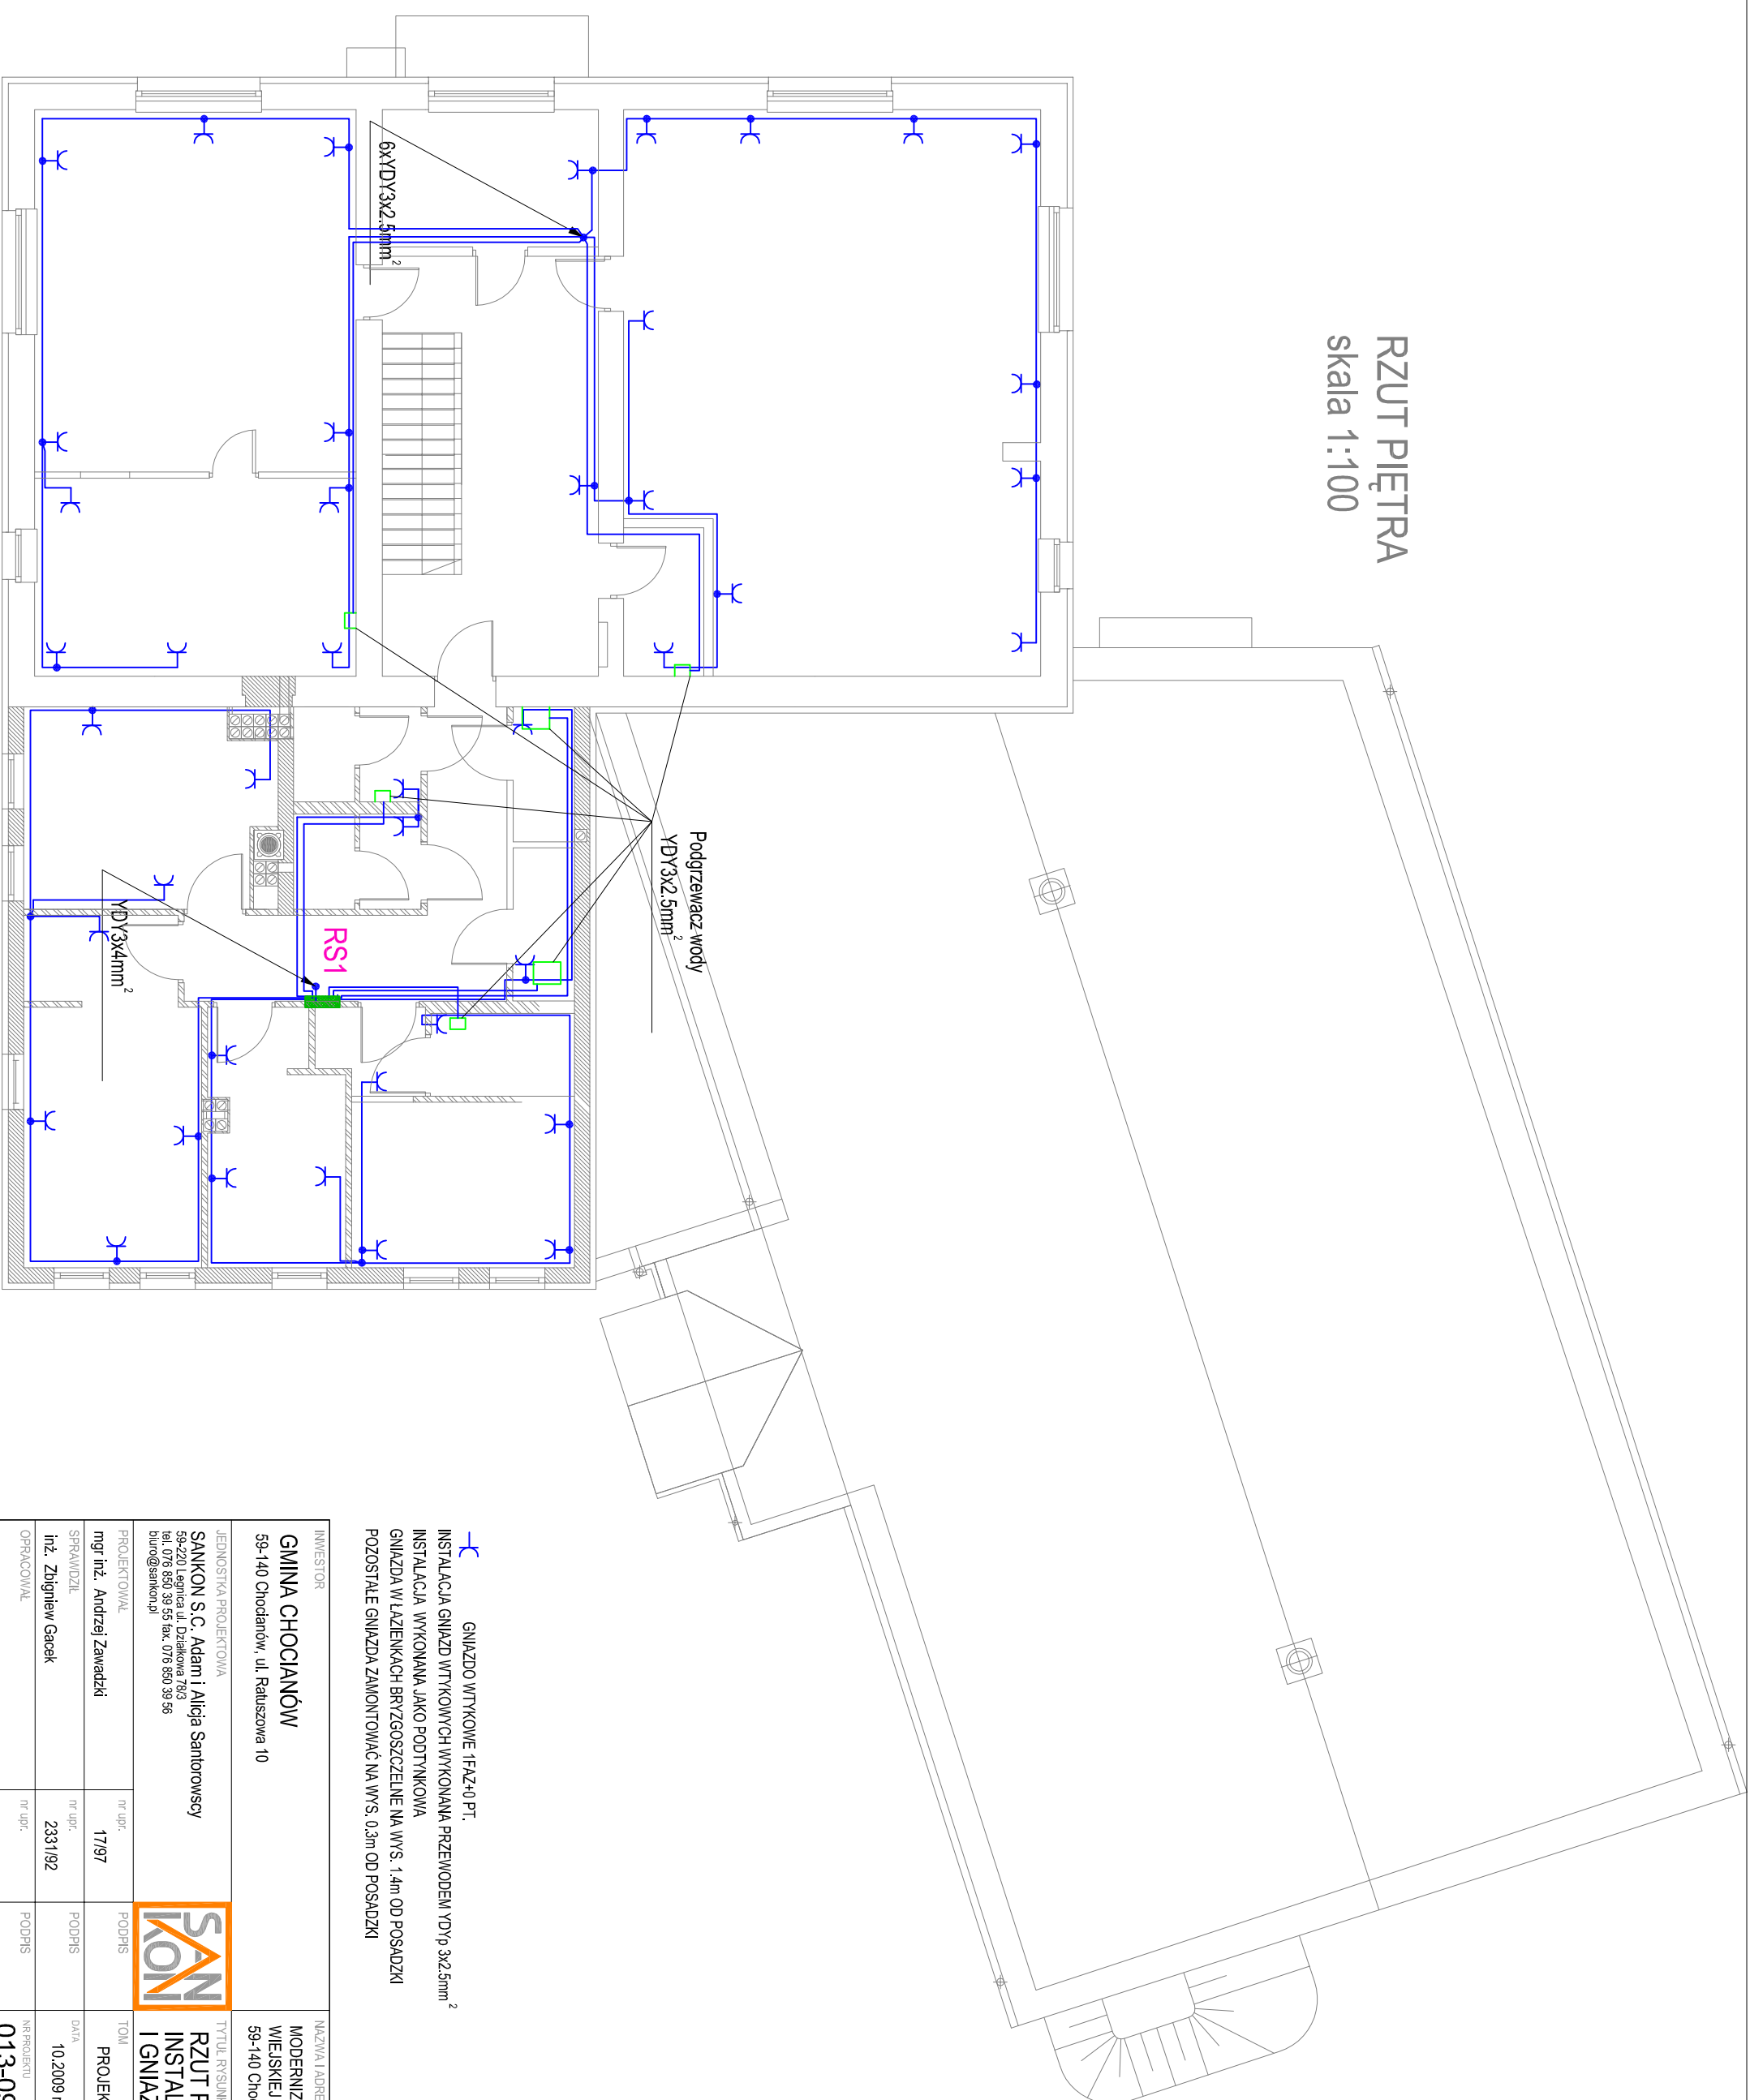

⚡ GNIAZDO WTYKOWE 1FAZ+0 PT.  
INSTALACJA GNIAZD WTYKOWYCH WYKONANA PRZEWODEM YDYg 3x2.5mm<sup>2</sup>  
INSTALACJA WYKONANA JAKO PODTYKOWA  
GNIAZDA W ŁAZIENKACH BRZYGOSZCZELNE NA WYS. 1.4m OD POSADZKI  
POZOSTAŁE GNIAZDA ZAMONTOWAĆ NA WYS. 0.3m OD POSADZKI

INWESTOR  
**GMINA CHOĆCIANÓW**  
59-140 Chocianów, ul. Ratuszowa 10

JEDNOSTKA PROJEKTOWA  
**SANKON S.C.** Adam i Alicja Santorowscy  
59-220 Legnica ul. Działkowa 78/3  
tel. 076 850 39 55 fax. 076 850 39 56  
biuro@sankon.pl



TYTUŁ RYSUNKU  
**RZUT PIĘTRA  
INSTALACJA ZASILAJĄCA  
I GNIAZD WTYKOWYCH**

NAZWA I ADRES INWESTYCJI  
**MODERNIZACJA I ROZBUDOWA ŚWIETLICY  
WIEJSKIEJ W PARCZOWIE**  
59-140 Chocianów, Parców 80

PROJEKTOWAŁ	mgr inż. Andrzej Zawadzki	nr upr.	17/97	PODPIS	TOM	PROJEKT BUDOWLANY
SPRAWDZIŁ	inż. Zbigniew Gacek	nr upr.	2331/92	PODPIS	DATA	10.2009 r.
OPRACOWAŁ		nr upr.		PODPIS	NR PROJEKTU	013-09
					NR RYSUNKU	02/E
					REWIZJA	-