



RZUT PARTERU

skala 1:100

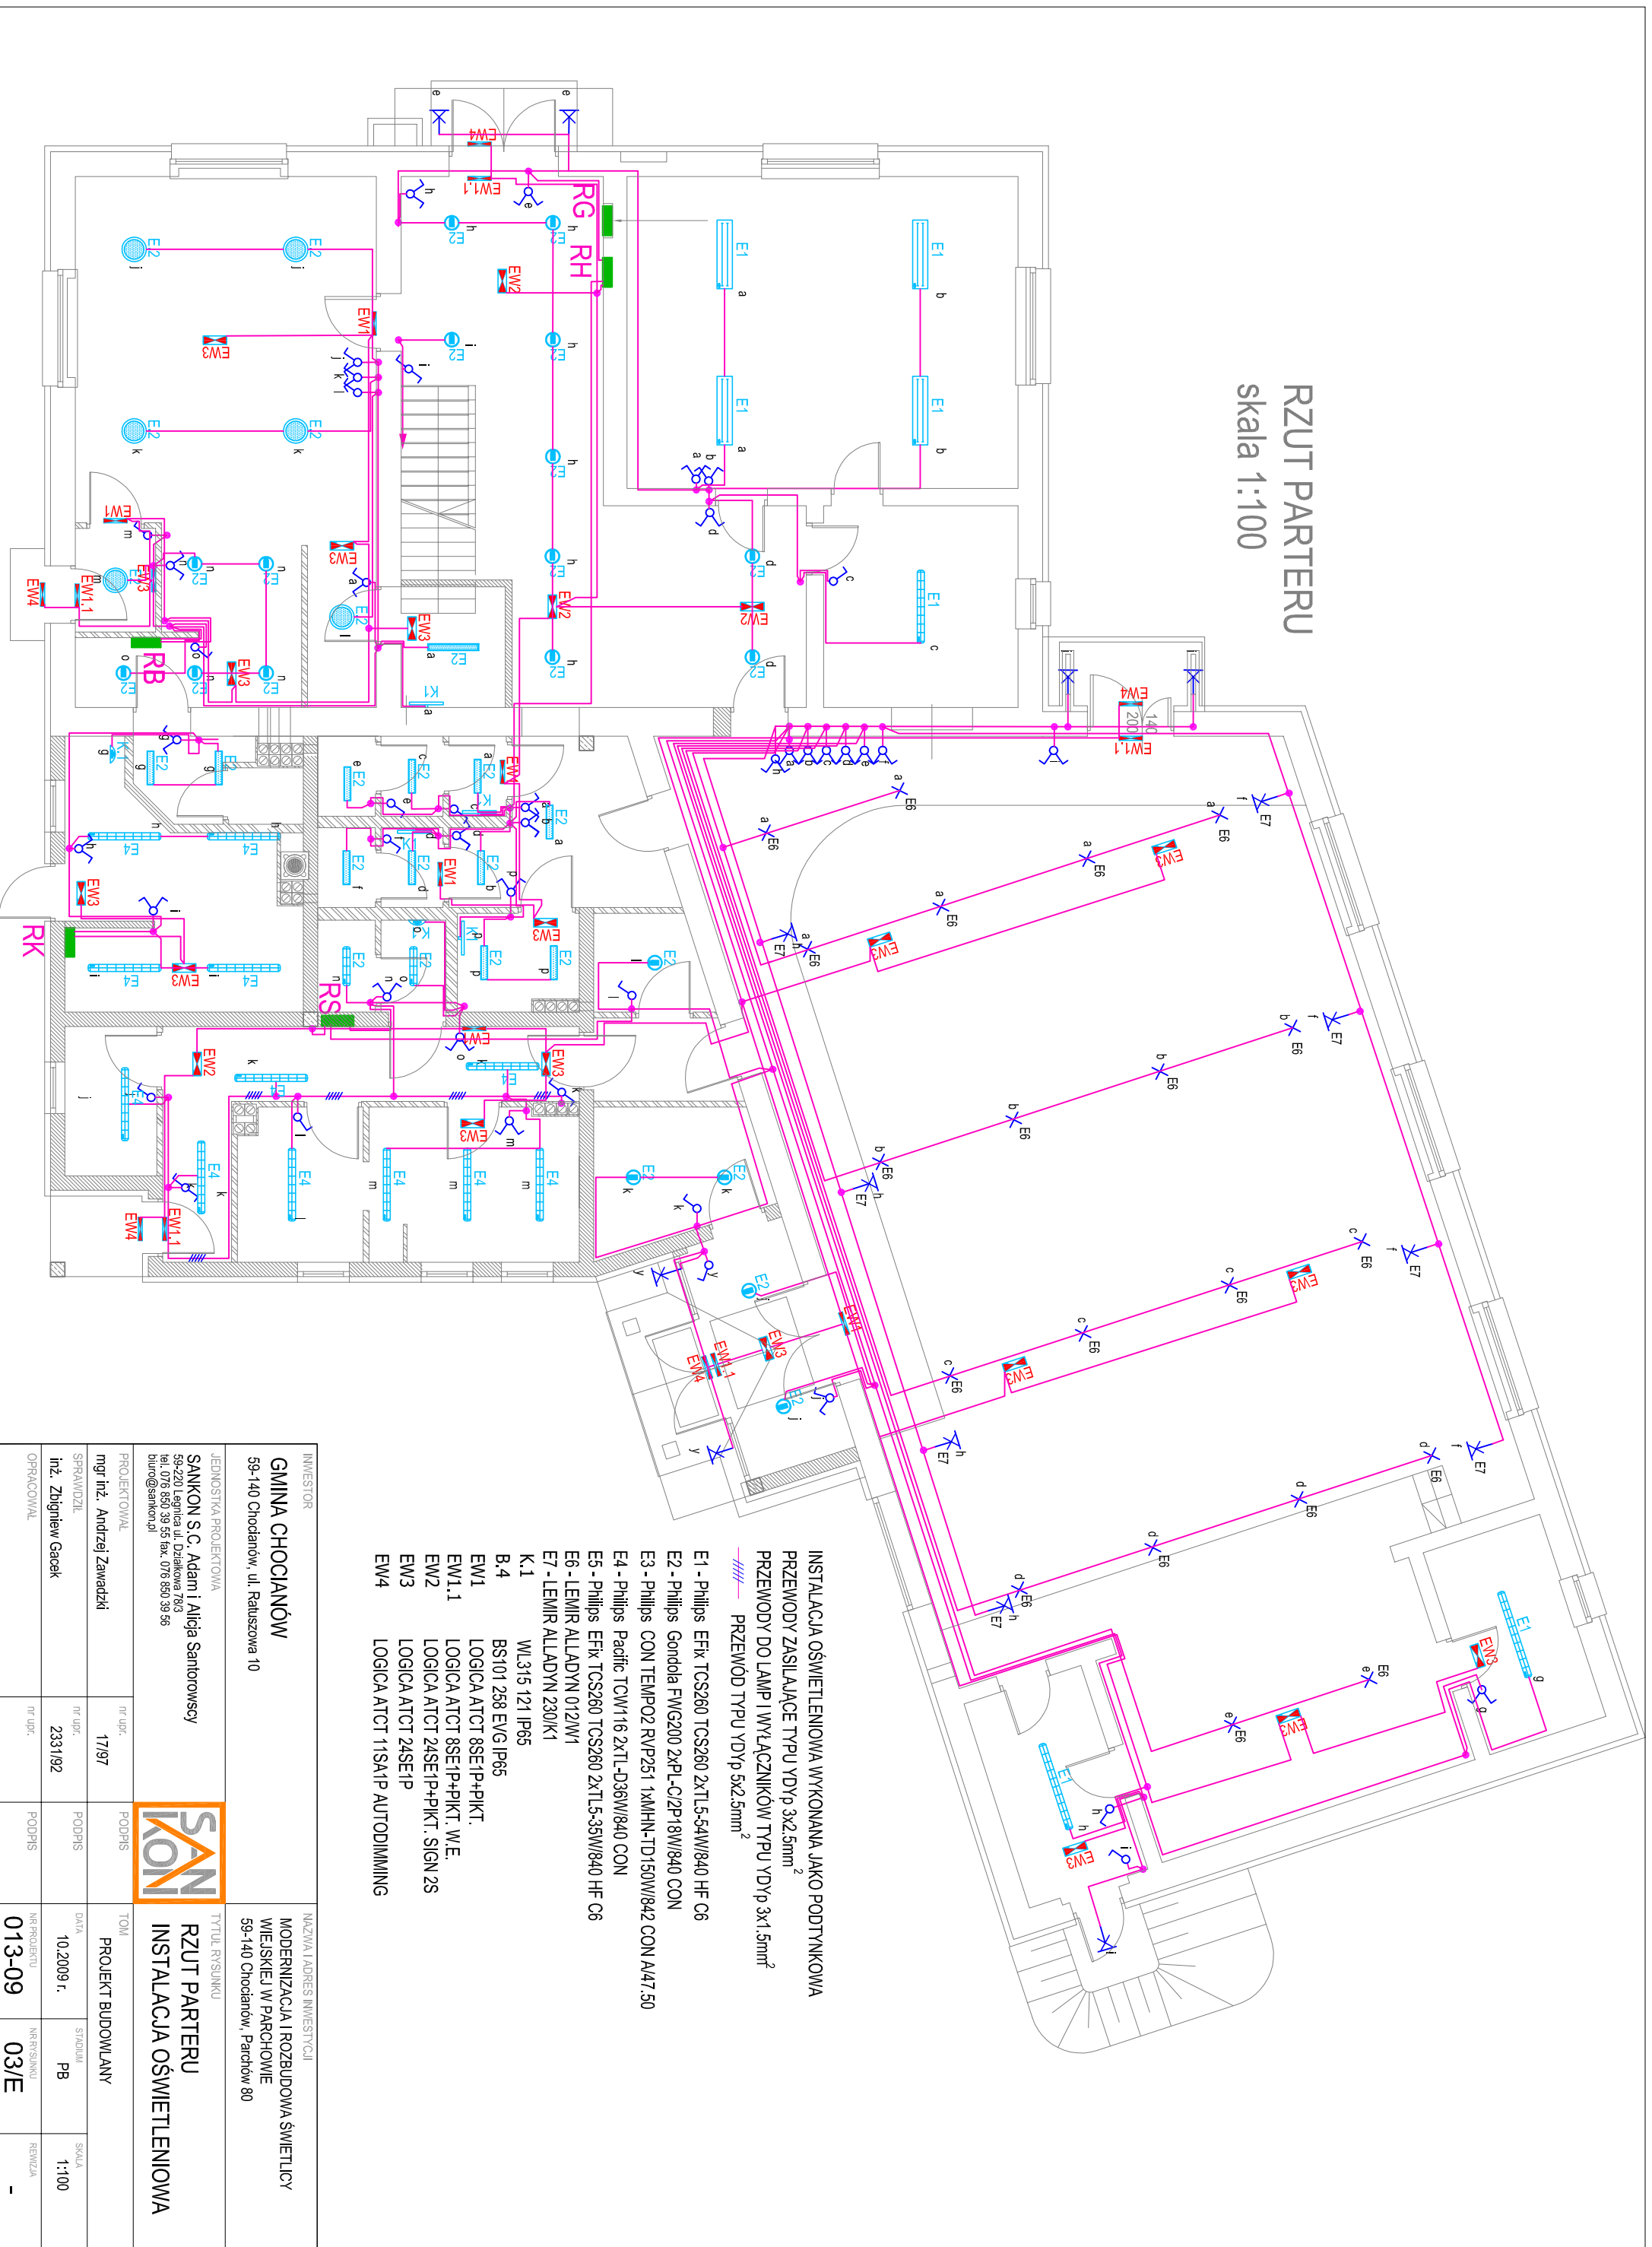

- INSTALACJA OŚWIETLENOWA WYKONANA JAKO PODTYNKOWA
 PRZEWODY ZASILAJĄCE TYPU YDyP 3x2,5mm²
 PRZEWODY DO LAMP I WYŁĄCZNIKÓW TYPU YDyP 3x1,5mm²
 - - - - - PRZEWÓD TYPU YDyP 5x2,5mm²
- E1 - Philips EFX TCS260 2XTL5-54W/840 HF C6
 - E2 - Philips Gondola FWG200 2xPL-C/2P/18W/840 CON
 - E3 - Philips CON TEMP02 RVP251 1xMHN-TD150W/842 CON A/47.50
 - E4 - Philips Pacific TCW116 2xTL-D36W/840 CON
 - E5 - Philips EFX TCS260 2XTL5-35W/840 HF C6
 - E6 - LEMIR ALLADYN 012W/1
 - E7 - LEMIR ALLADYN 230K/1
 - K.1.1 WL315 121 IP65
 - B.4 BS101 258 EVG IP65
 - EW1 LOGICA ATCT 8SE1P+PKT.
 - EW1.1 LOGICA ATCT 8SE1P+PKT. W.E.
 - EW2 LOGICA ATCT 24SE1P+PKT. SIGN 2S
 - EW3 LOGICA ATCT 24SE1P
 - EW4 LOGICA ATCT 11SA1P AUTODIMMING

INWESTOR		NAZWA I ADRES INWESTYCJI	
GMINA CHOĆCIANÓW		MODERNIZACJA I ROZBUDOWA ŚWIETLICY	
59-140 Choćcianów, ul. Ratuszowa 10		WIEJSKIEJ W PARCZOWIE	
JEDNOSTKA PROJEKTYWNA		59-140 Choćcianów, Parczów 80	
SANKON S.C. Adam i Alicja Santorowscy			
59-220 Legnica ul. Działkowa 78/3 tel. 076 850 39 55 fax. 076 850 39 55 biuro@sankon.pl			
PROJEKTOWAŁ		TYTUŁ RYSUNKU	
mgr inż. Andrzej Zawadzki		RZUT PARTERU	
nr upr. 17/97		INSTALACJA OŚWIETLENOWA	
SPRAWDZIŁ		TOM	
inż. Zbigniew Gacek		PROJEKT BUDOWLANY	
nr upr. 2331/92		DATA	
nr upr. 17/97		10.2009 r.	
OPRACOWAŁ		STADIUM	
nr upr. 17/97		PB	
nr upr. 17/97		SKALA	
nr upr. 17/97		1:100	
nr upr. 17/97		NR PRZYSŁANU	
nr upr. 17/97		013-09	
nr upr. 17/97		NR PRZYSŁANU	
nr upr. 17/97		03/E	
nr upr. 17/97		REWIZJA	
nr upr. 17/97		-	