


RZUT PIĘTRA

skala 1:100

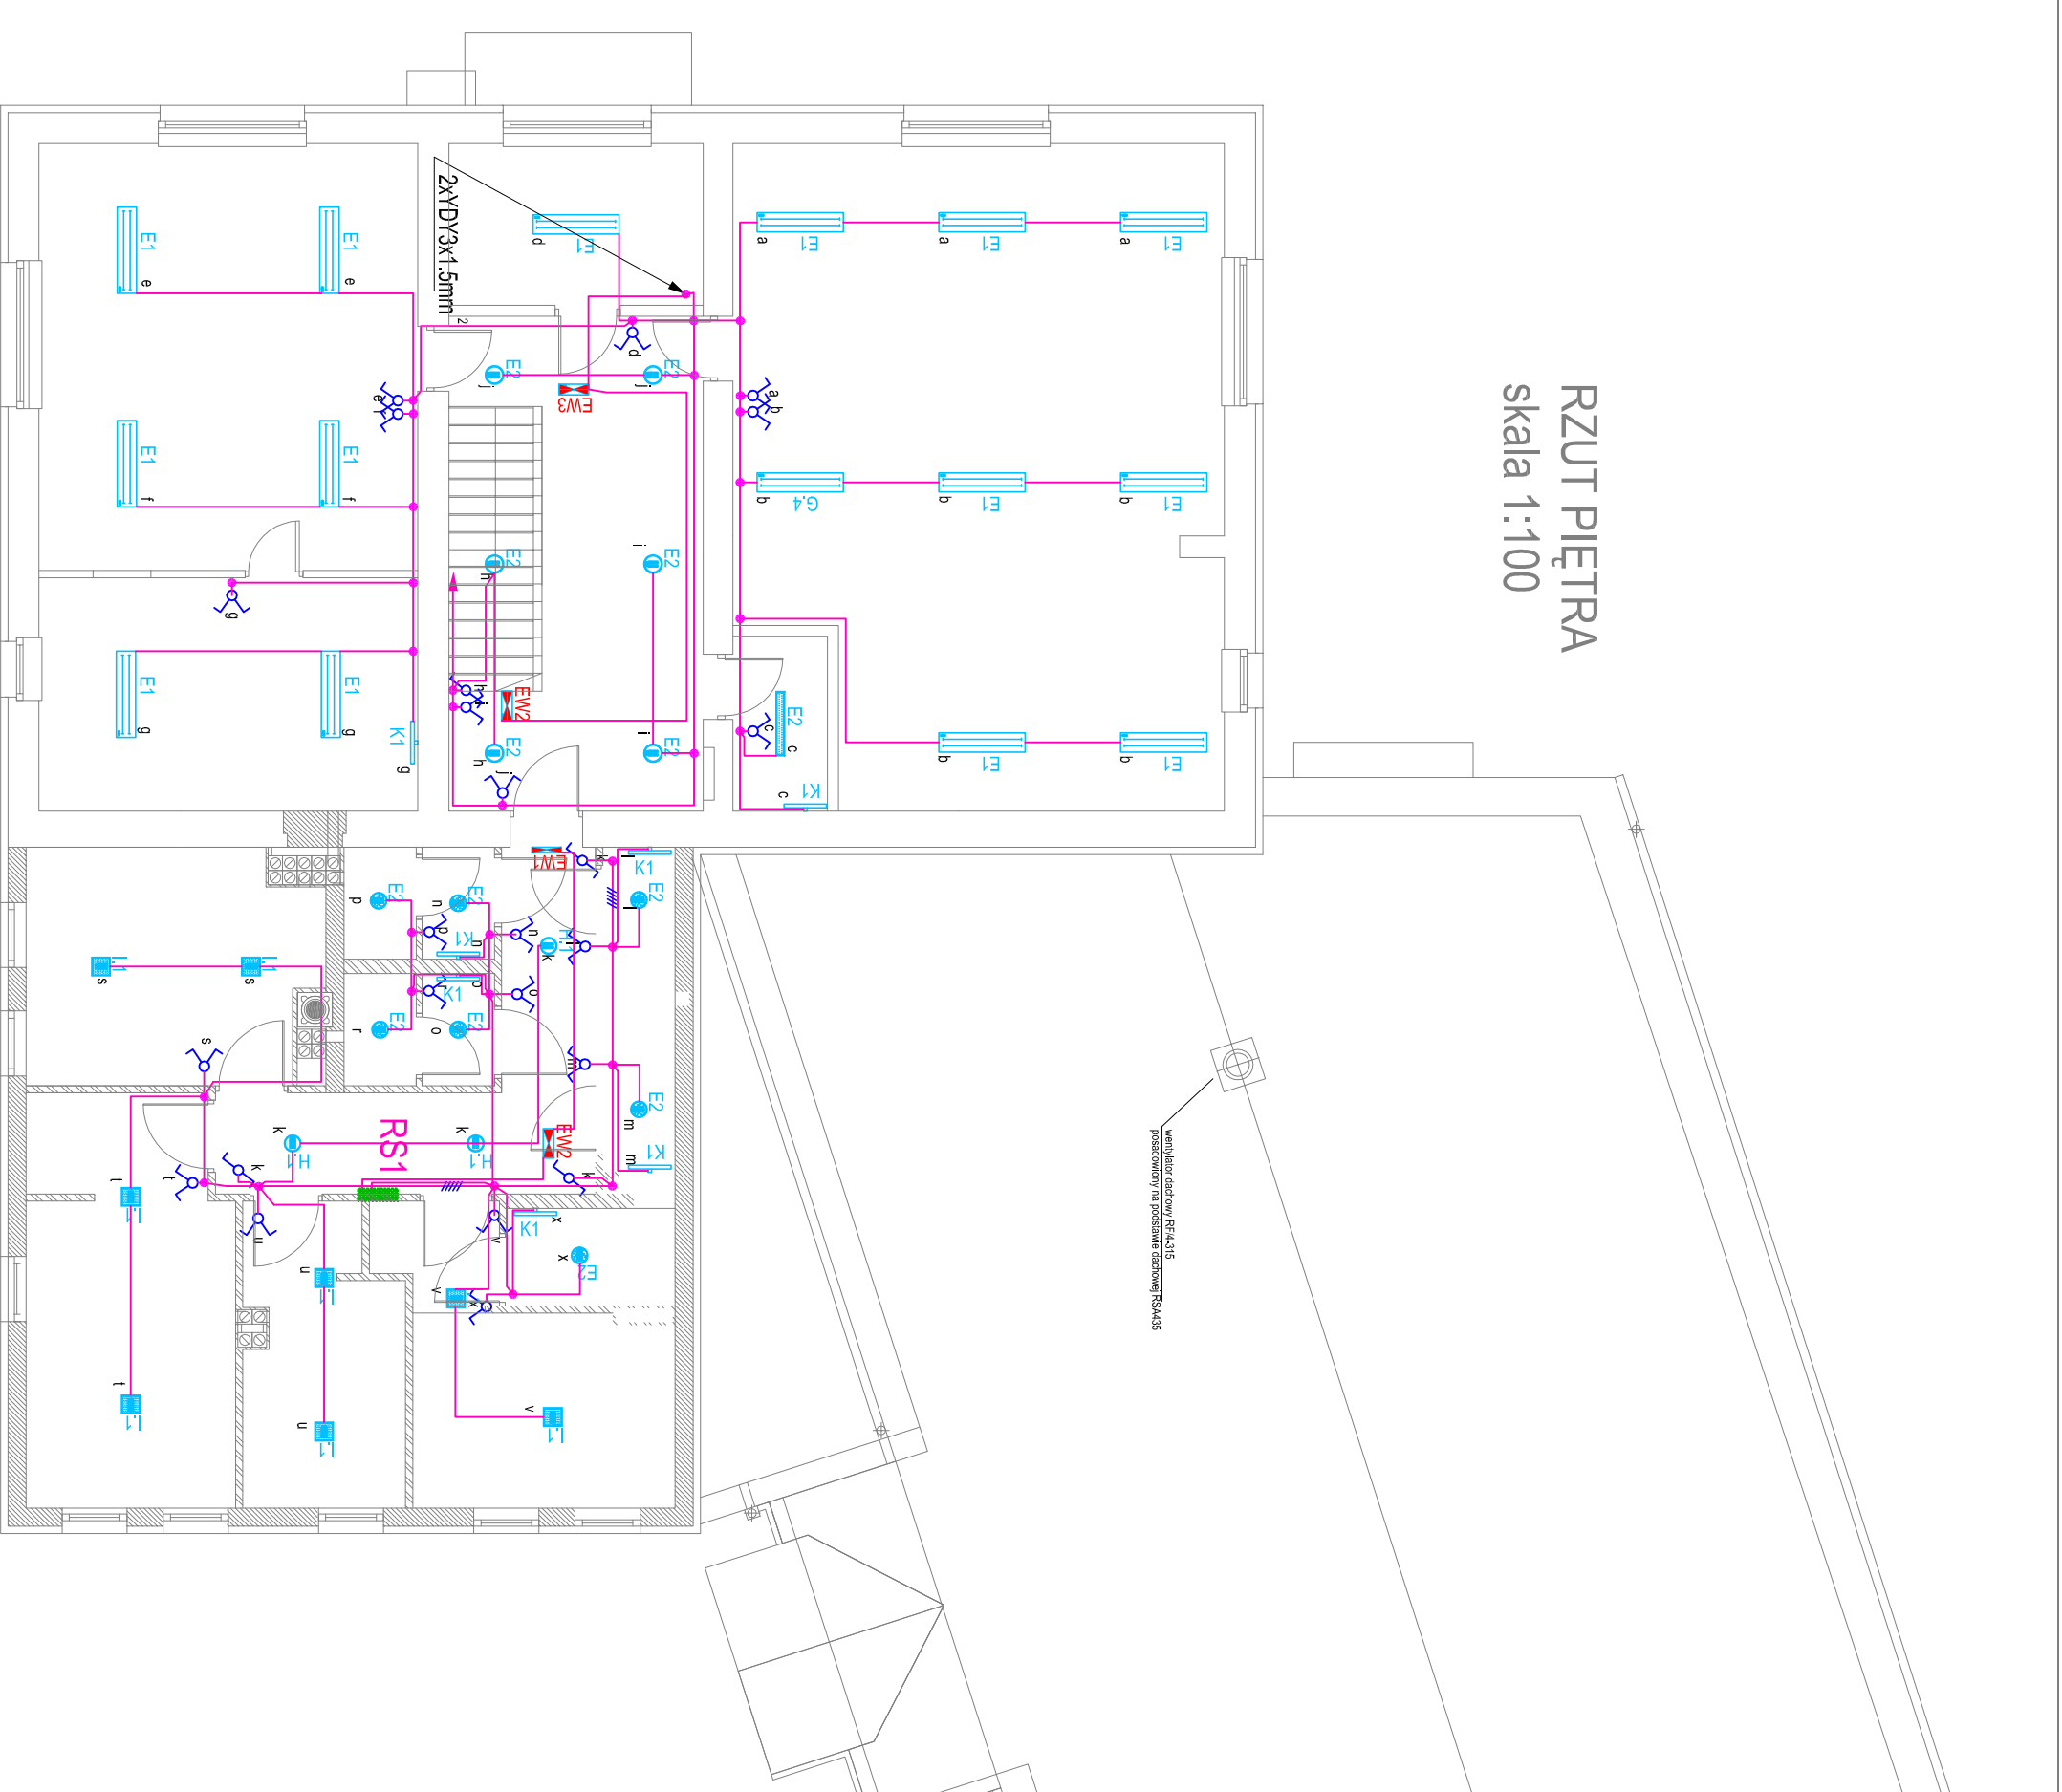

transformator doświetlenia RS4x315
podłączony na podstawie szafki RS4x315

transformator doświetlenia RS4x315
podłączony na podstawie szafki RS4x315

INSTALACJA OŚWIETLENIOWA WYKONANA JAKO PODTYNKOWA

PRZEWODY ZASILAJĄCE TYPU YDYp 3x2.5mm²

PRZEWODY DO LAMP I WYŁĄCZNIKÓW TYPU YDYp 3x1.5mm²

PRZEWÓD TYPU YDYp 5x2.5mm²

- E1 - Philips Efix TCS260 TCS260 2xTL 5-54W/840 HF C6
- E2 - Philips Gondola FWG200 2xPL-C/2P-18W/840 CON
- E3 - Philips CON TEMPO2 RVP251 1xMHN-TD150W/842 CON A/47.50
- E4 - Philips Pacific TCW116 2xTL-D36W/840 CON
- E5 - Philips Efix TCS260 TCS260 2xTL 5-35W/840 HF C6

- BS101 258 EV/G IP65
LOGICA ATCT 8SE1P+PIKT.
- EW2 LOGICA ATCT 8SE1P+PIKT. W.E.
- EW3 LOGICA ATCT 24SE1P+PIKT. SIGN 2S
- EW4 LOGICA ATCT 11SA1P AUTODIMMING

INWESTOR		NAZWA I ADRES INWESTYCJI	
GMINA CHOĆCIANÓW 59-140 Choćcianów, ul. Ratuszowa 10		MODERNIZACJA I ROZBUDOWA ŚWIE TLICY WIEJSKIEJ W PARCHOWIE 59-140 Choćcianów, Parchów 80	
JEDNOSTKA PROJEKTOWA		TYTUŁ RYSUNKU	
SANKON S.C. Adam i Alicja Santorowscy 59-220 Legnica ul. Działkowa 78/3 tel. 076 850 39 55 fax. 076 850 39 56 biuro@sankon.pl		RZUT PIĘTRA INSTALACJA OŚWIETLENIOWA	
PROJEKTOWAŁ	nr upr.	PODPIS	TOM
mgr inż. Andrzej Zawadzki	17/97		PROJEKT BUDOWLANY
SPRAWDZIŁ	nr upr.	PODPIS	DATA
inż. Zbigniew Gacek	2331/92		10.2009 r.
OPRACOWAŁ	nr upr.	PODPIS	NR PROJEKTU
			013-09
			NR RYSUNKU
			04/E
			REWIZJA
			-