



- Legenda**
- instalacja wody zimnej
 - instalacja wody ciepłej
 - instalacja kanalizacji sanitarnej

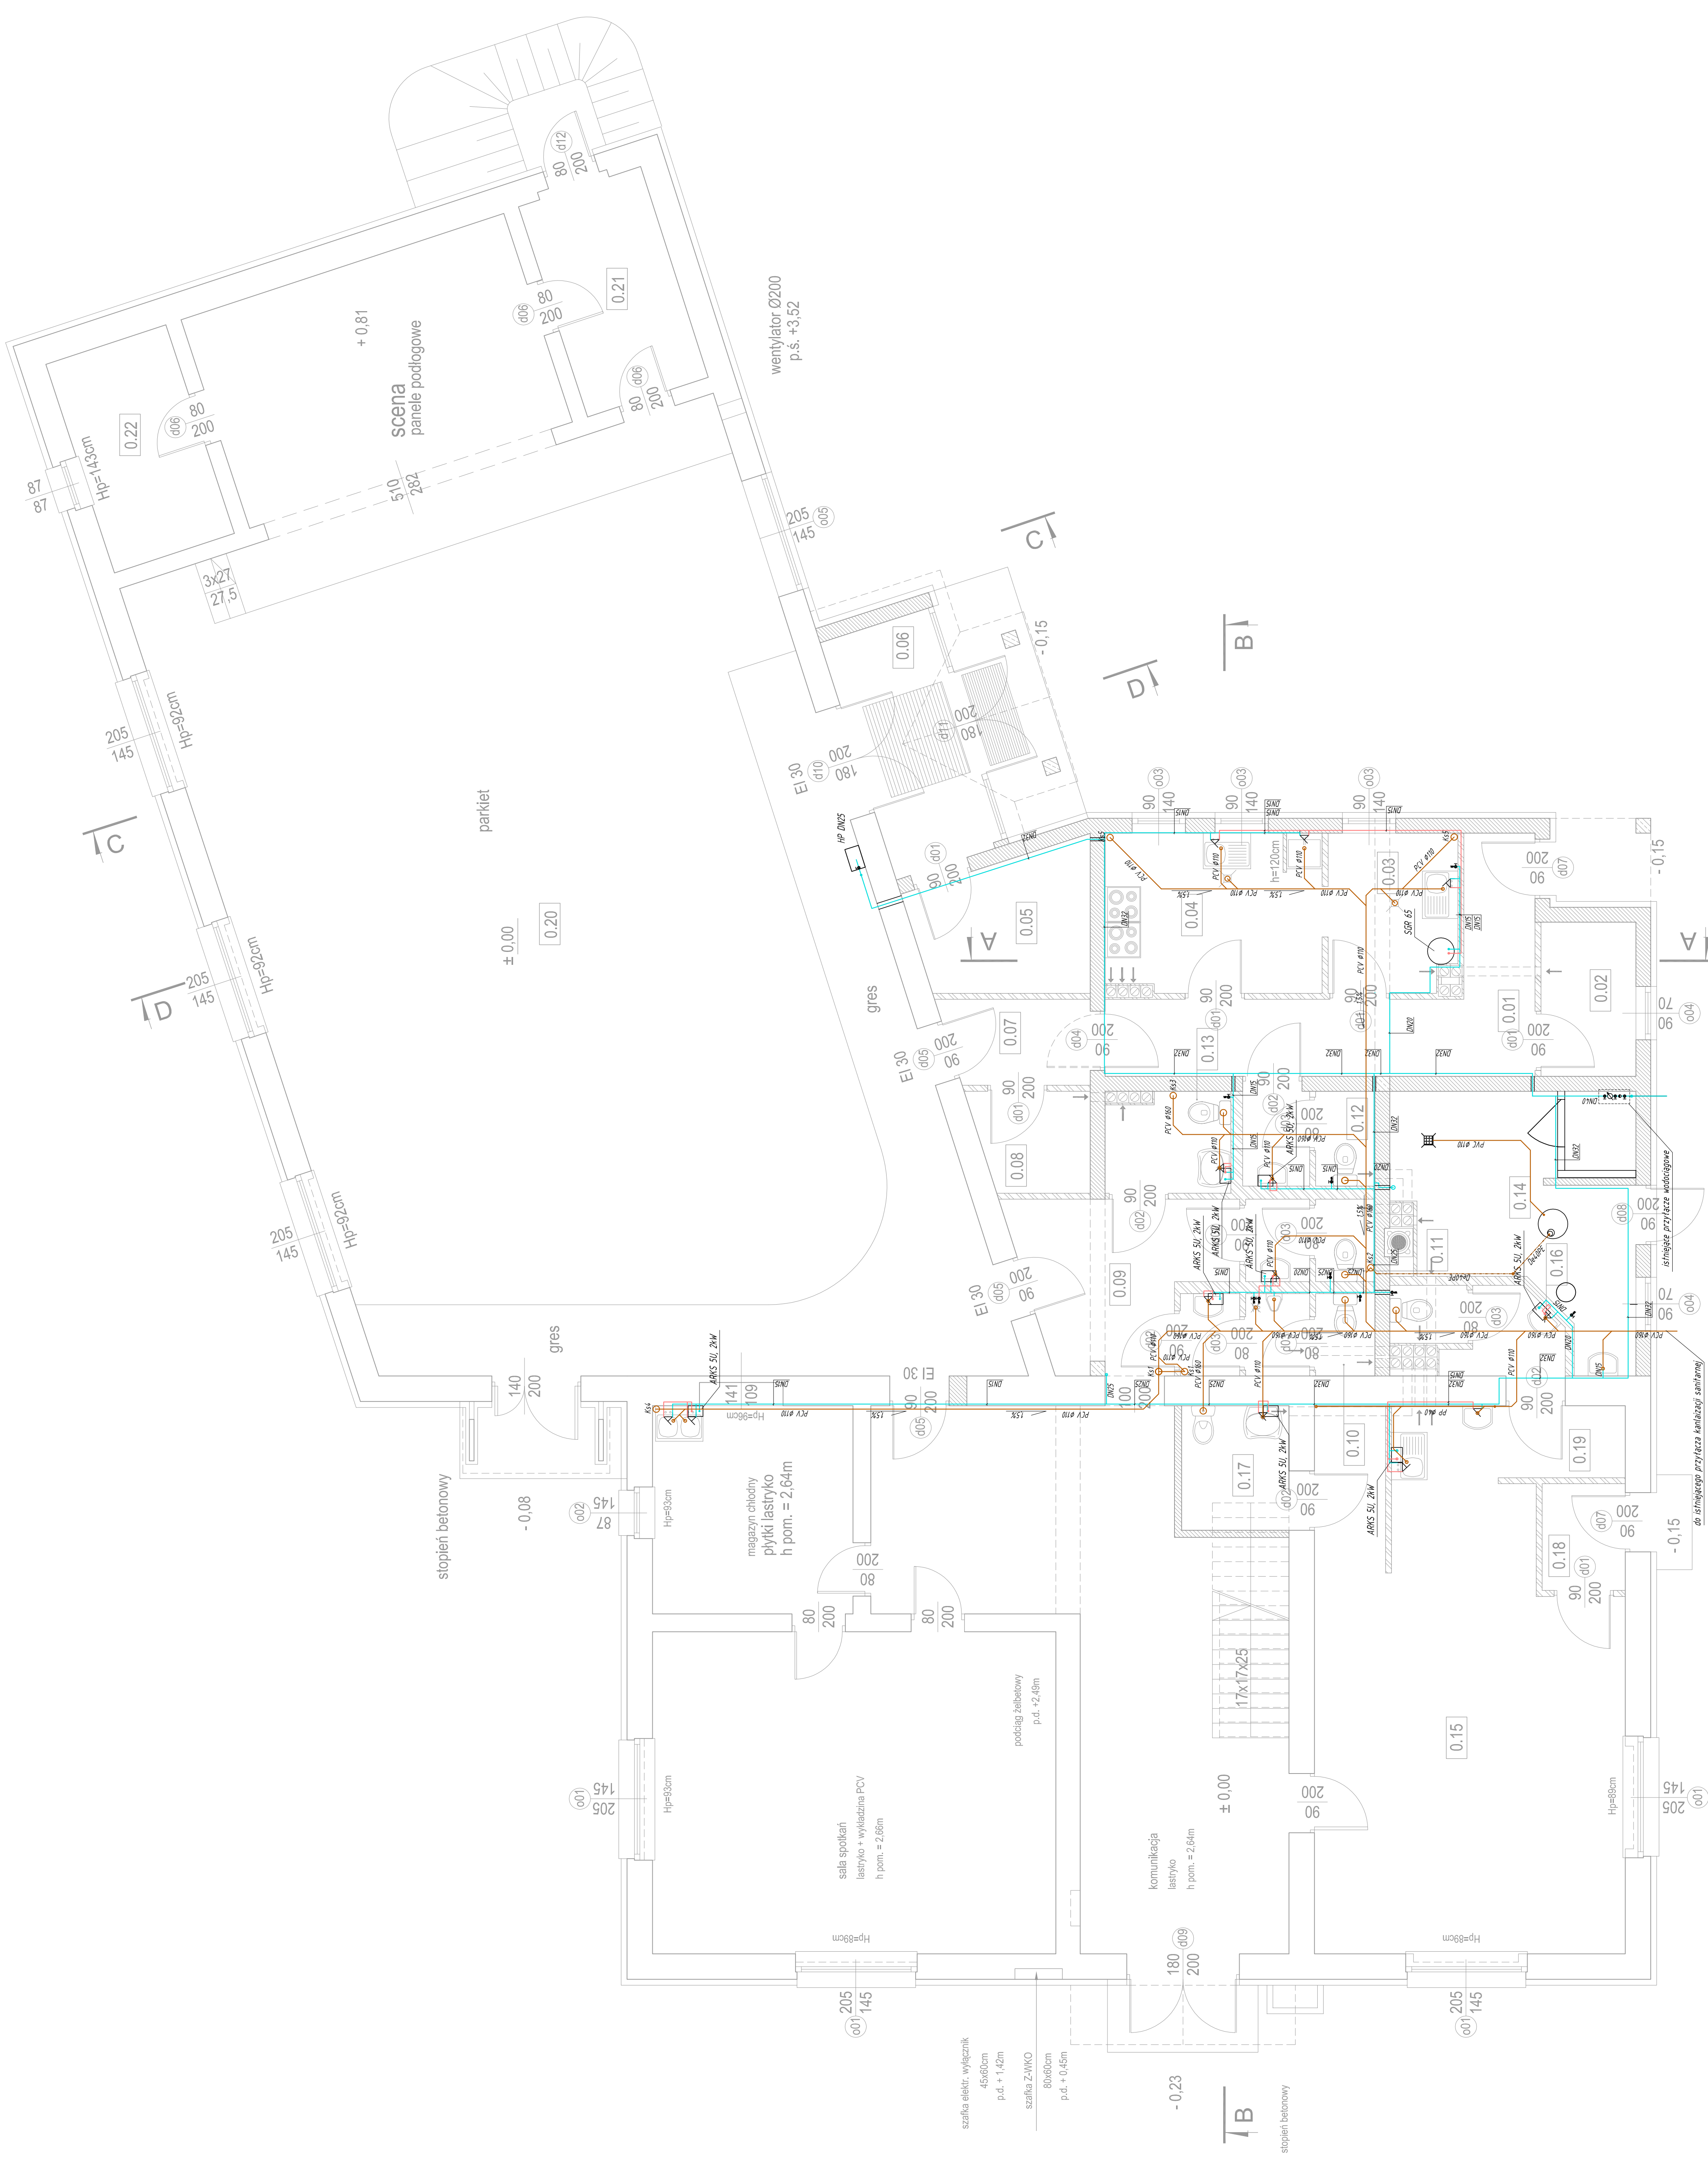

INWESTOR	INIZIATOR	ZAKRES ZMIAN	REWIZJA
GMINA CHOCHANÓW			
INWESTOR: GMINA CHOCHANÓW 59-140 Chochanów, ul. Rolnicza 10 TITUŁ RYSUNKU: RZUT PARTERU TEMAT: INSTALACJE WODNO-KANALIZACYJNE			
			
SANKON S.C. Adam i Alicja Santorowscy 59-220 Legnica ul. Dziękowa 78/3 tel. 079 850 39 55 fax. 076 650 39 56		BRANŻA: INSTALACJE SANITARNE SKALA: 1:50 DATA: 10.2009 r.	
OPRACOWAŁ	PROJEKTOWAŁ	WYKONAŁ	REWIZJA
BRANŻA	BRANŻA	BRANŻA	
PRACOWNIA	BRANŻA	BRANŻA	
DATA	NR PROJEKTU	NR RYSUNKU	REWIZJA
10.2009 r.	013-09	04/5	-